

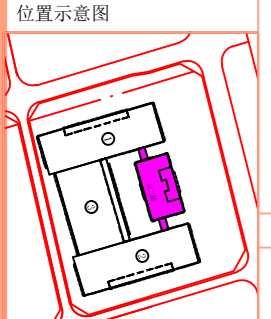


防火分区示意图

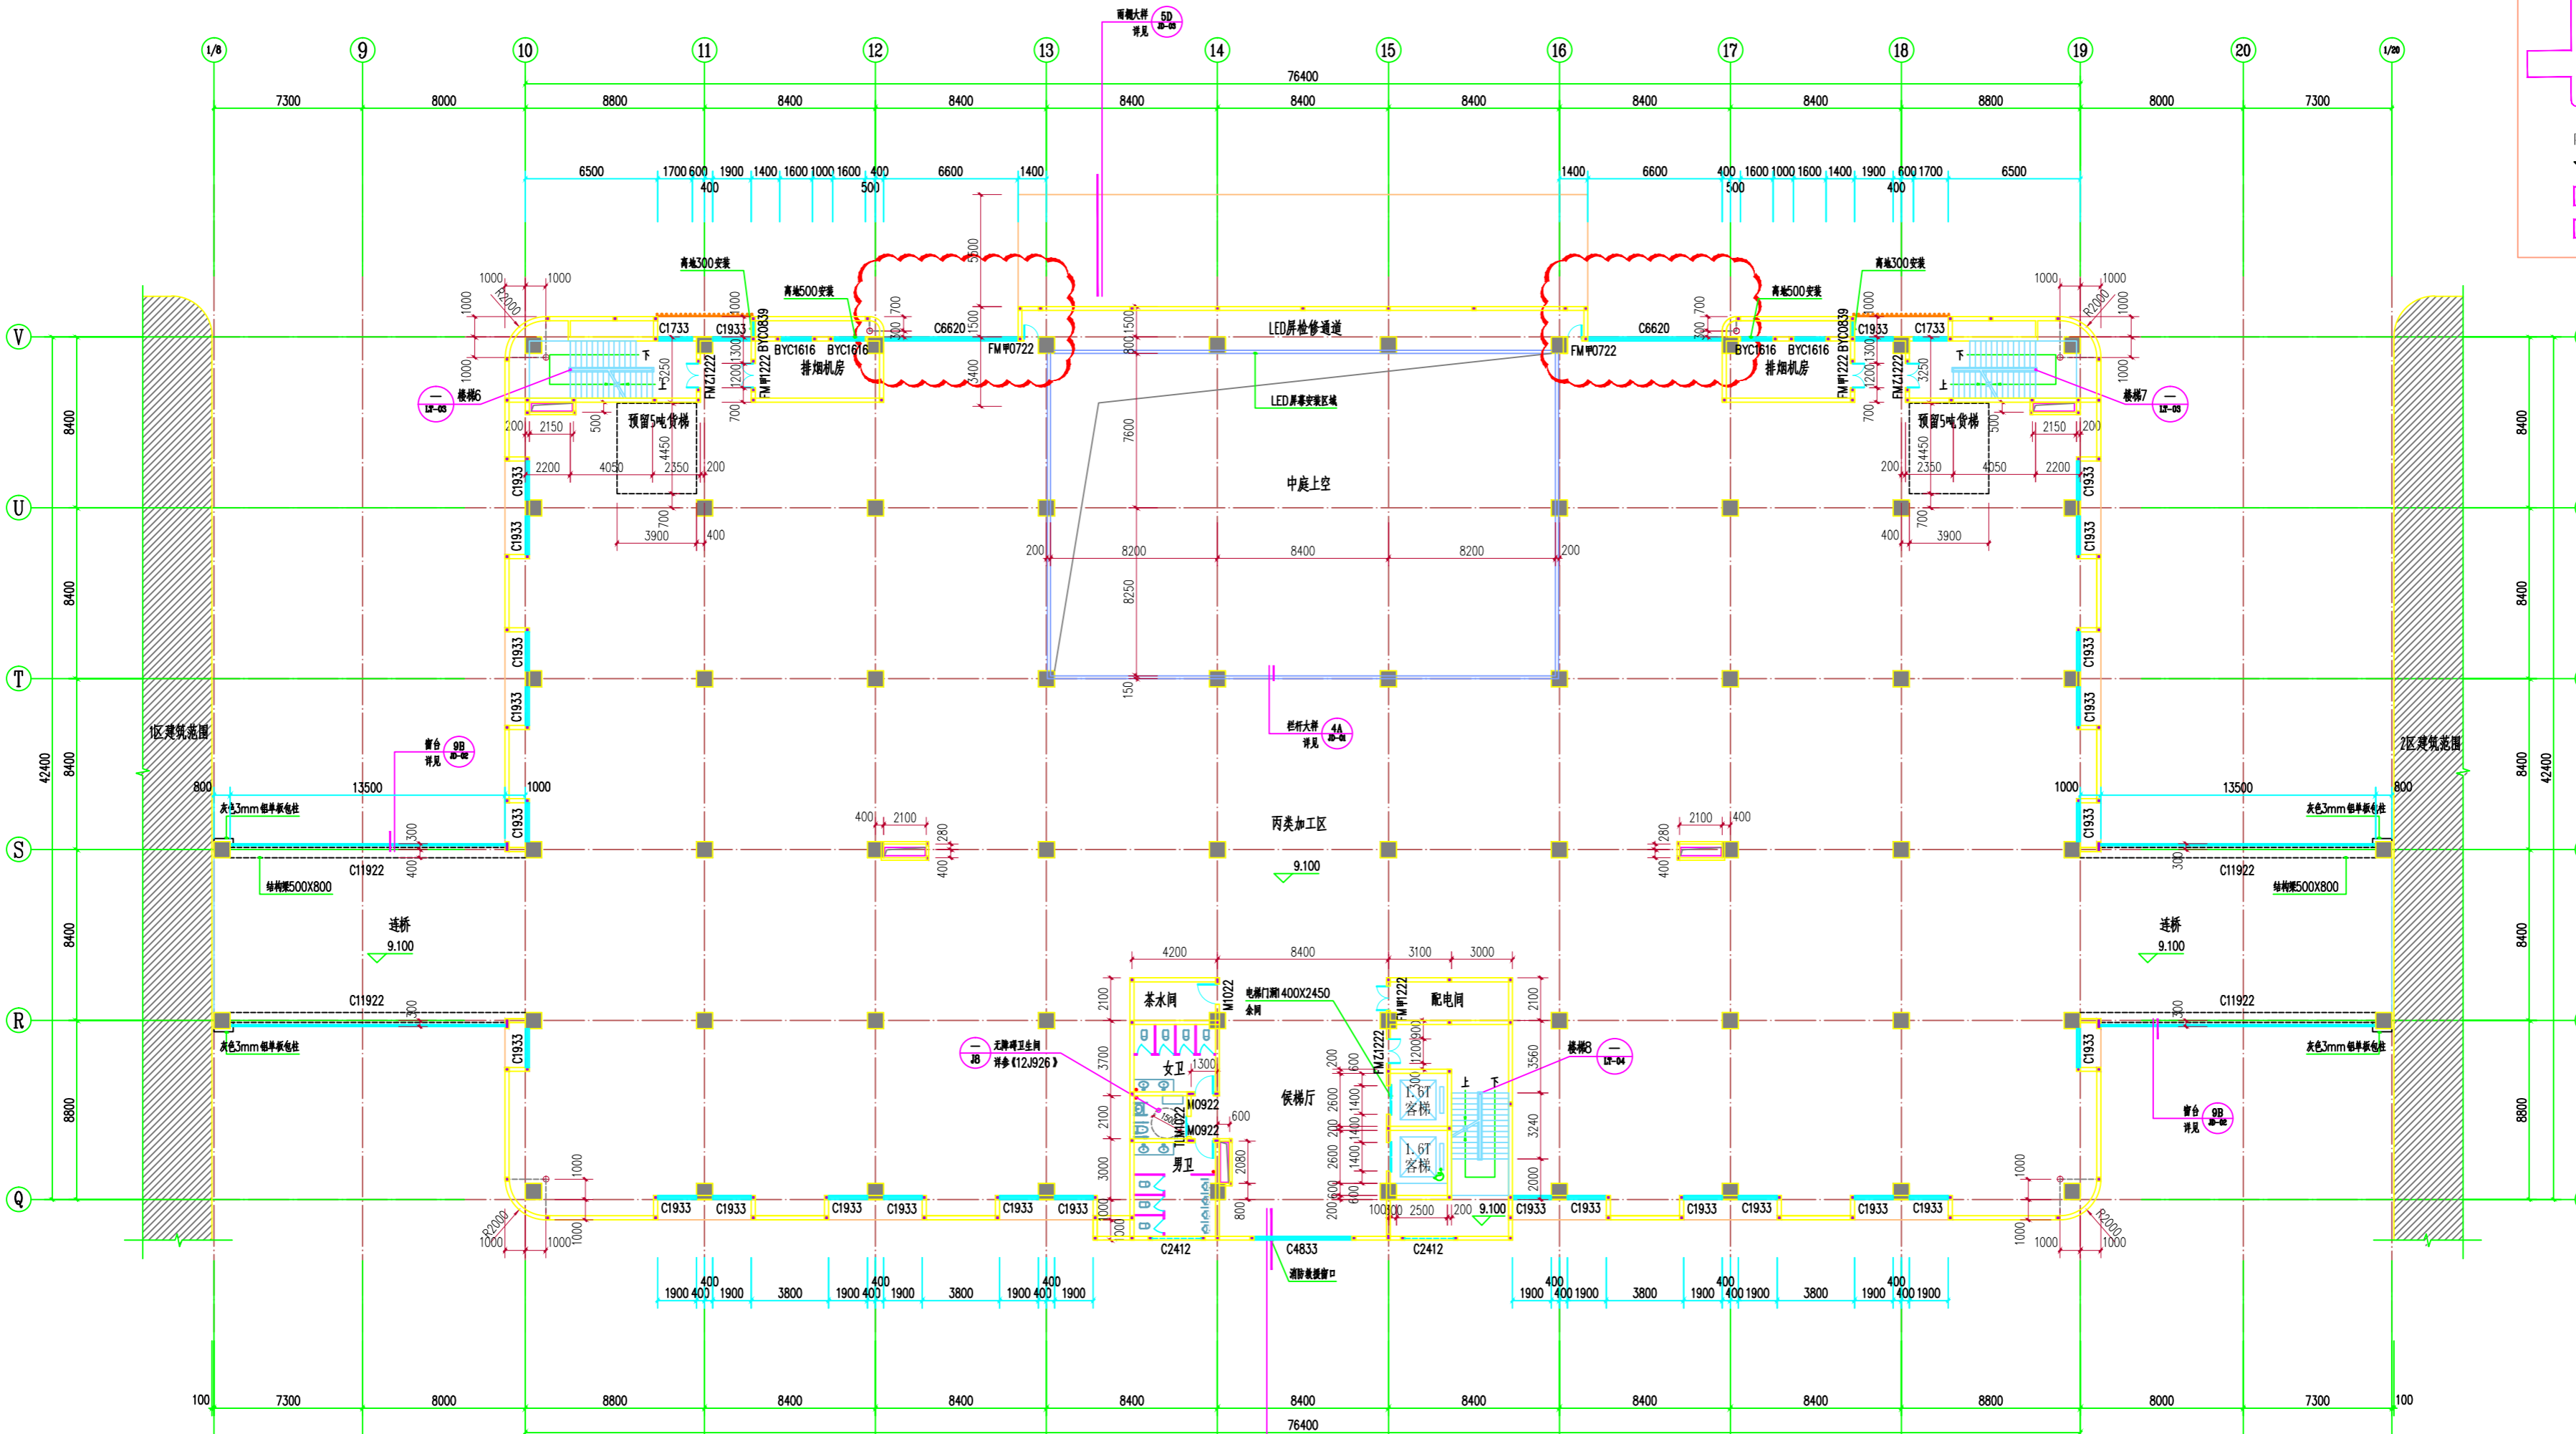

说明

1. 各层电梯门A口完成面比电梯厅地面高20mm作为挡水;
2. 雨水管、污水管、排水管、暖气管、空调管、排烟管以及通风管等;
3. 排烟与结构柱距离应大于200且排烟口与结构柱距离应大于500;
4. 管道井在管架安装完毕后应在每层楼面用不低于C20混凝土封堵, 管井内不得有洞;
5. 卫生间完成面比室内完成面高20mm作为排水沟坡度*i=1%*;
6. 结构形式、保温隔热措施、冷桥构造做法由专业公司二次设计完善并应符合相关规范要求;
7. 卫生间下排废水管应加设防臭气口 (除特殊注明外)。

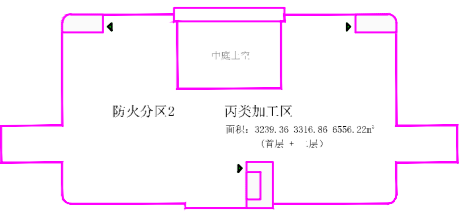

加工楼 二层平面图 1:150



设计单位: 汕头市上层联盟建筑设计事务所有限公司 (广东省注册建筑师) 编号: 000007006 (中设)	建设单位: 广东天昂冷链物流集团有限公司	项目工程: 汕头保税区冷链物流电子服务产业园	设计阶段: 施工图	图名: 加工楼 二层平面图	比例: 1:150	日期: 2023.09	图号: J08-07(附1)
---	----------------------	------------------------	-----------	---------------	-----------	-------------	----------------