


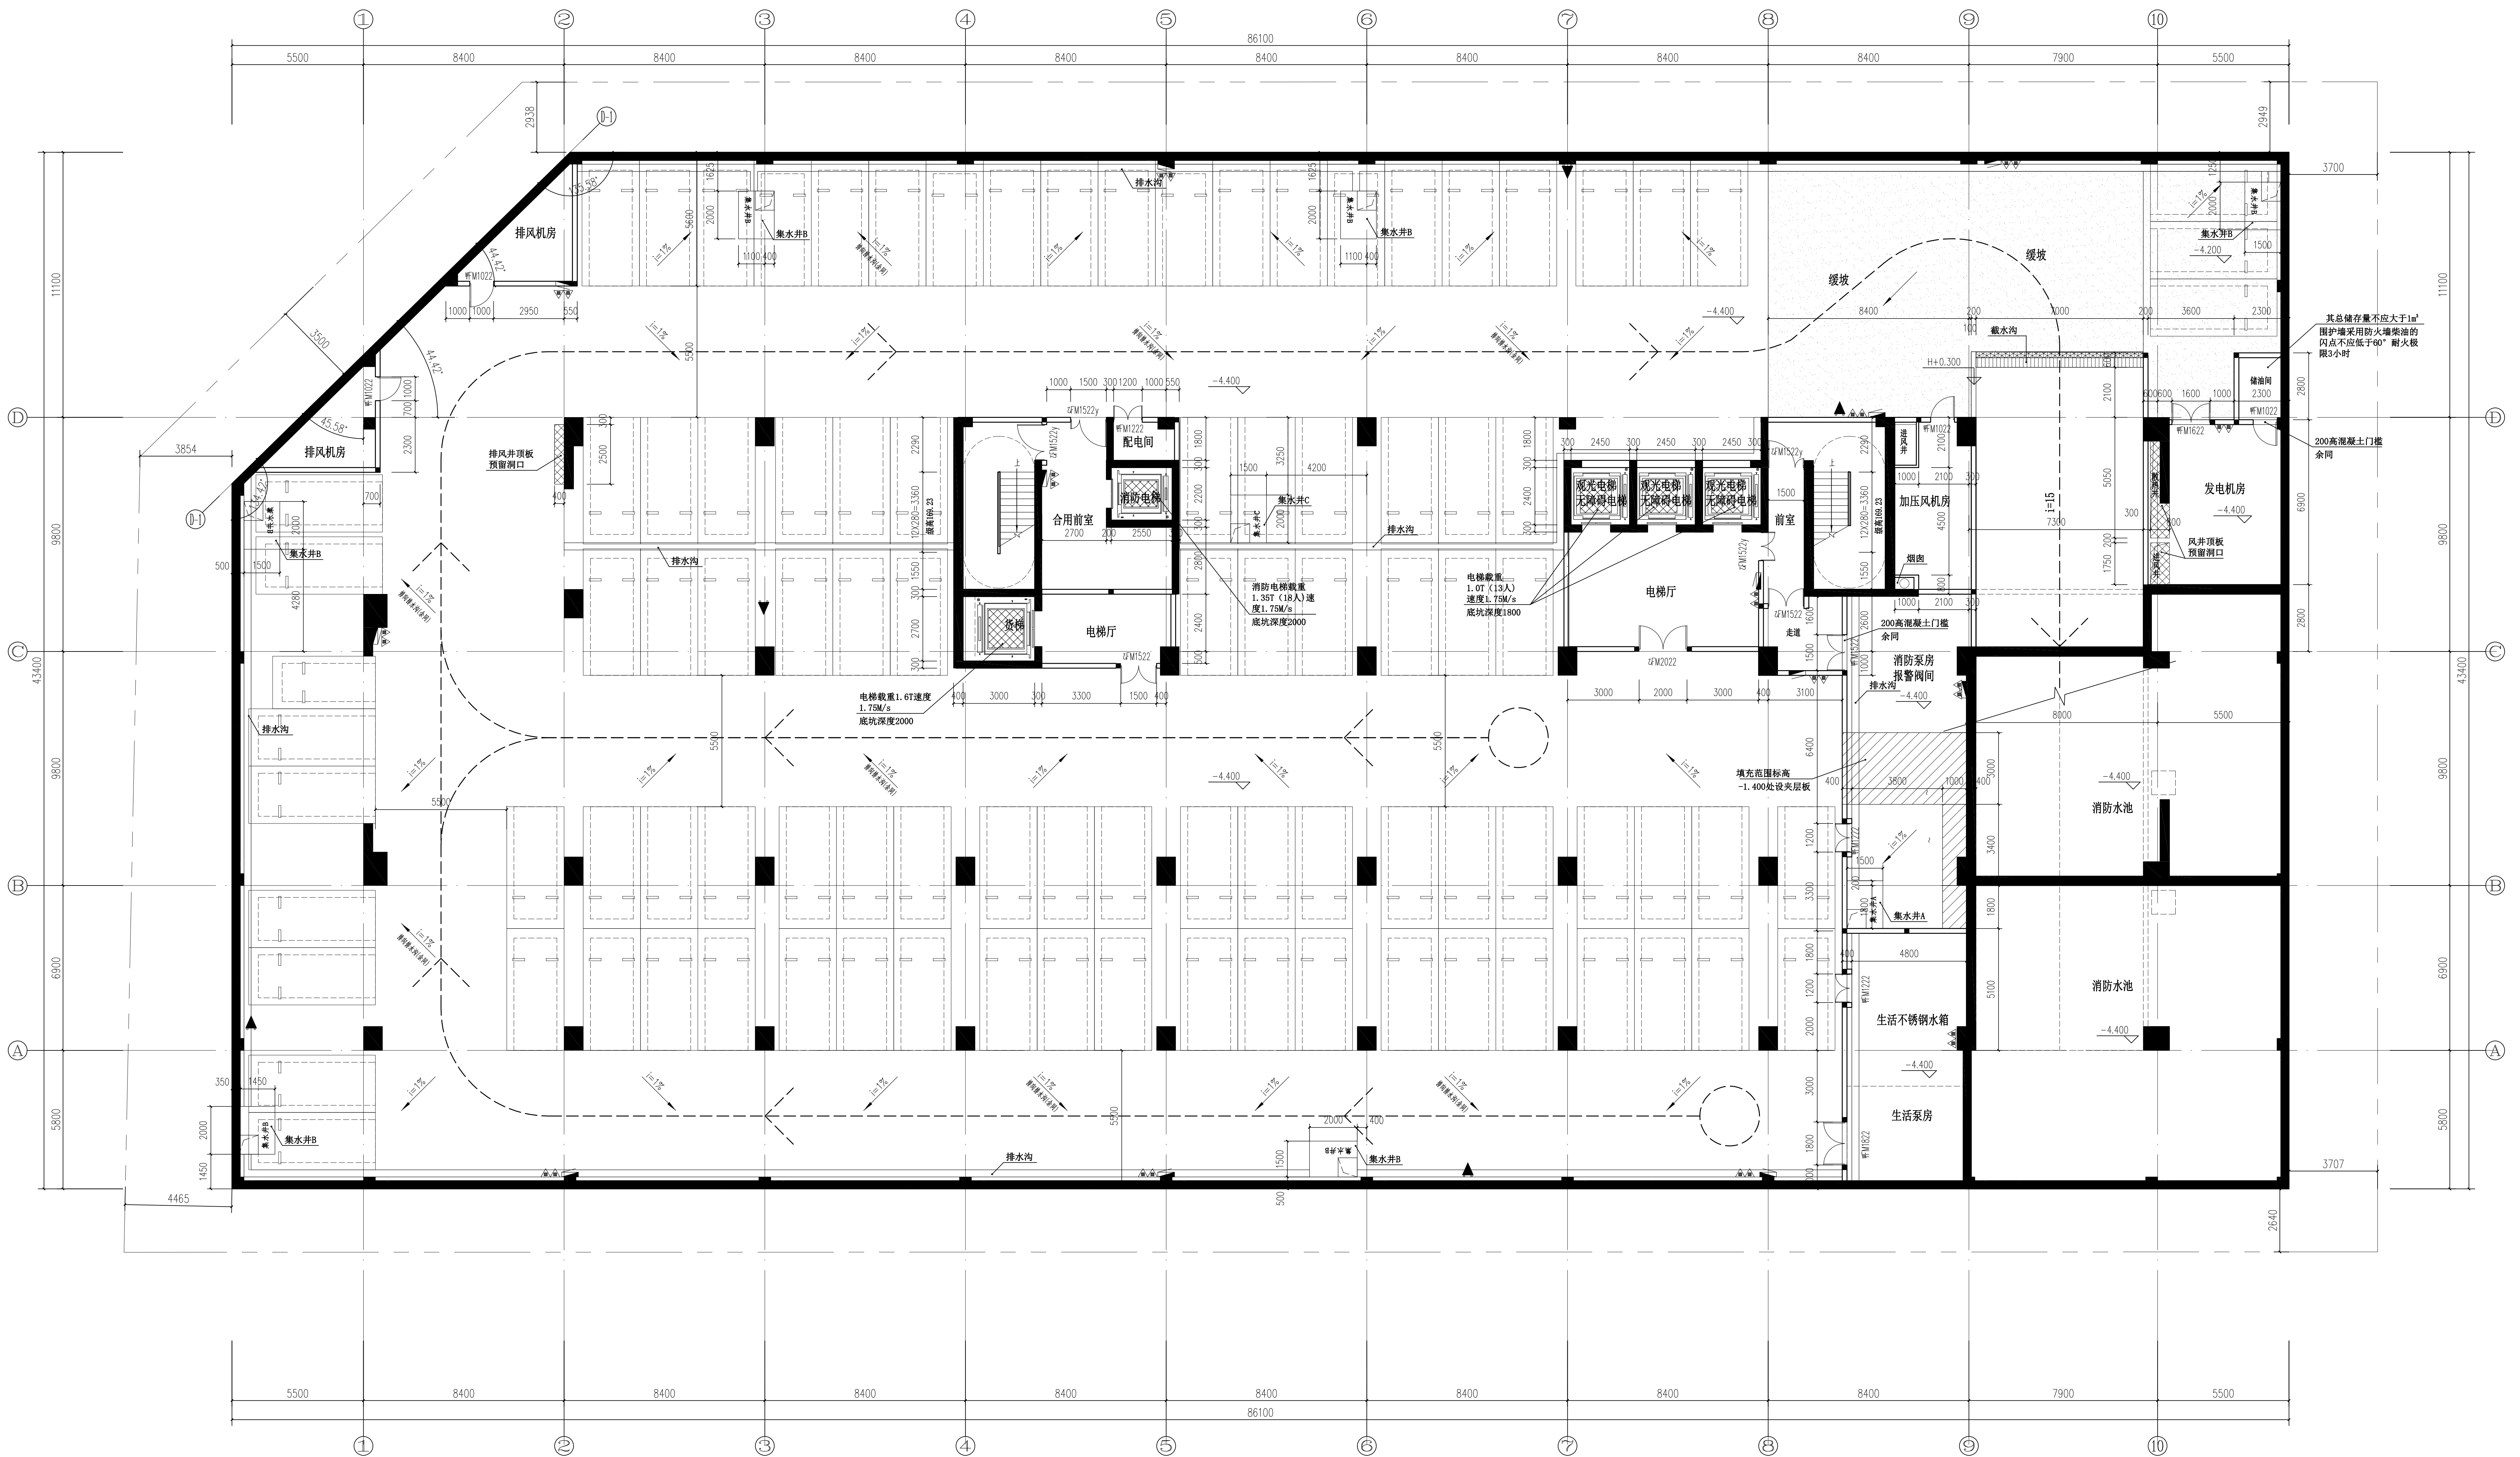

地下室平面图 1:100

本层建筑面积: 3638.60平方米, 作为一个防火分区。
本层停车位: 96个

- 泵房集水井, 深1.6米
- 地面或坡道集水井, 深1.6米
- 消防电梯兼地面集水井, 比电梯底坑深1.6米

会签栏
建 筑
结 构
电 气
给排水
暖 通

注册师执业章: 出图章: 施工图审查批准书编号:

修改原因:	汕头市建筑设计院有限公司	工程名称:	汕头市英信创融置业有限公司	业务号:	22002
修改内容:	汕头市英信创融置业有限公司	设计阶段:	方案图	专业:	建筑
修改编号:	项目: 陆志荣	设计:	陈嘉祥	出图日期:	2025.03
修改日期:	负责人:	校对:	李航	图号:	方案-01

声明: 未填写“施工图审查批准书编号”的图纸不得作为正式施工图使用! 2023第一版

