


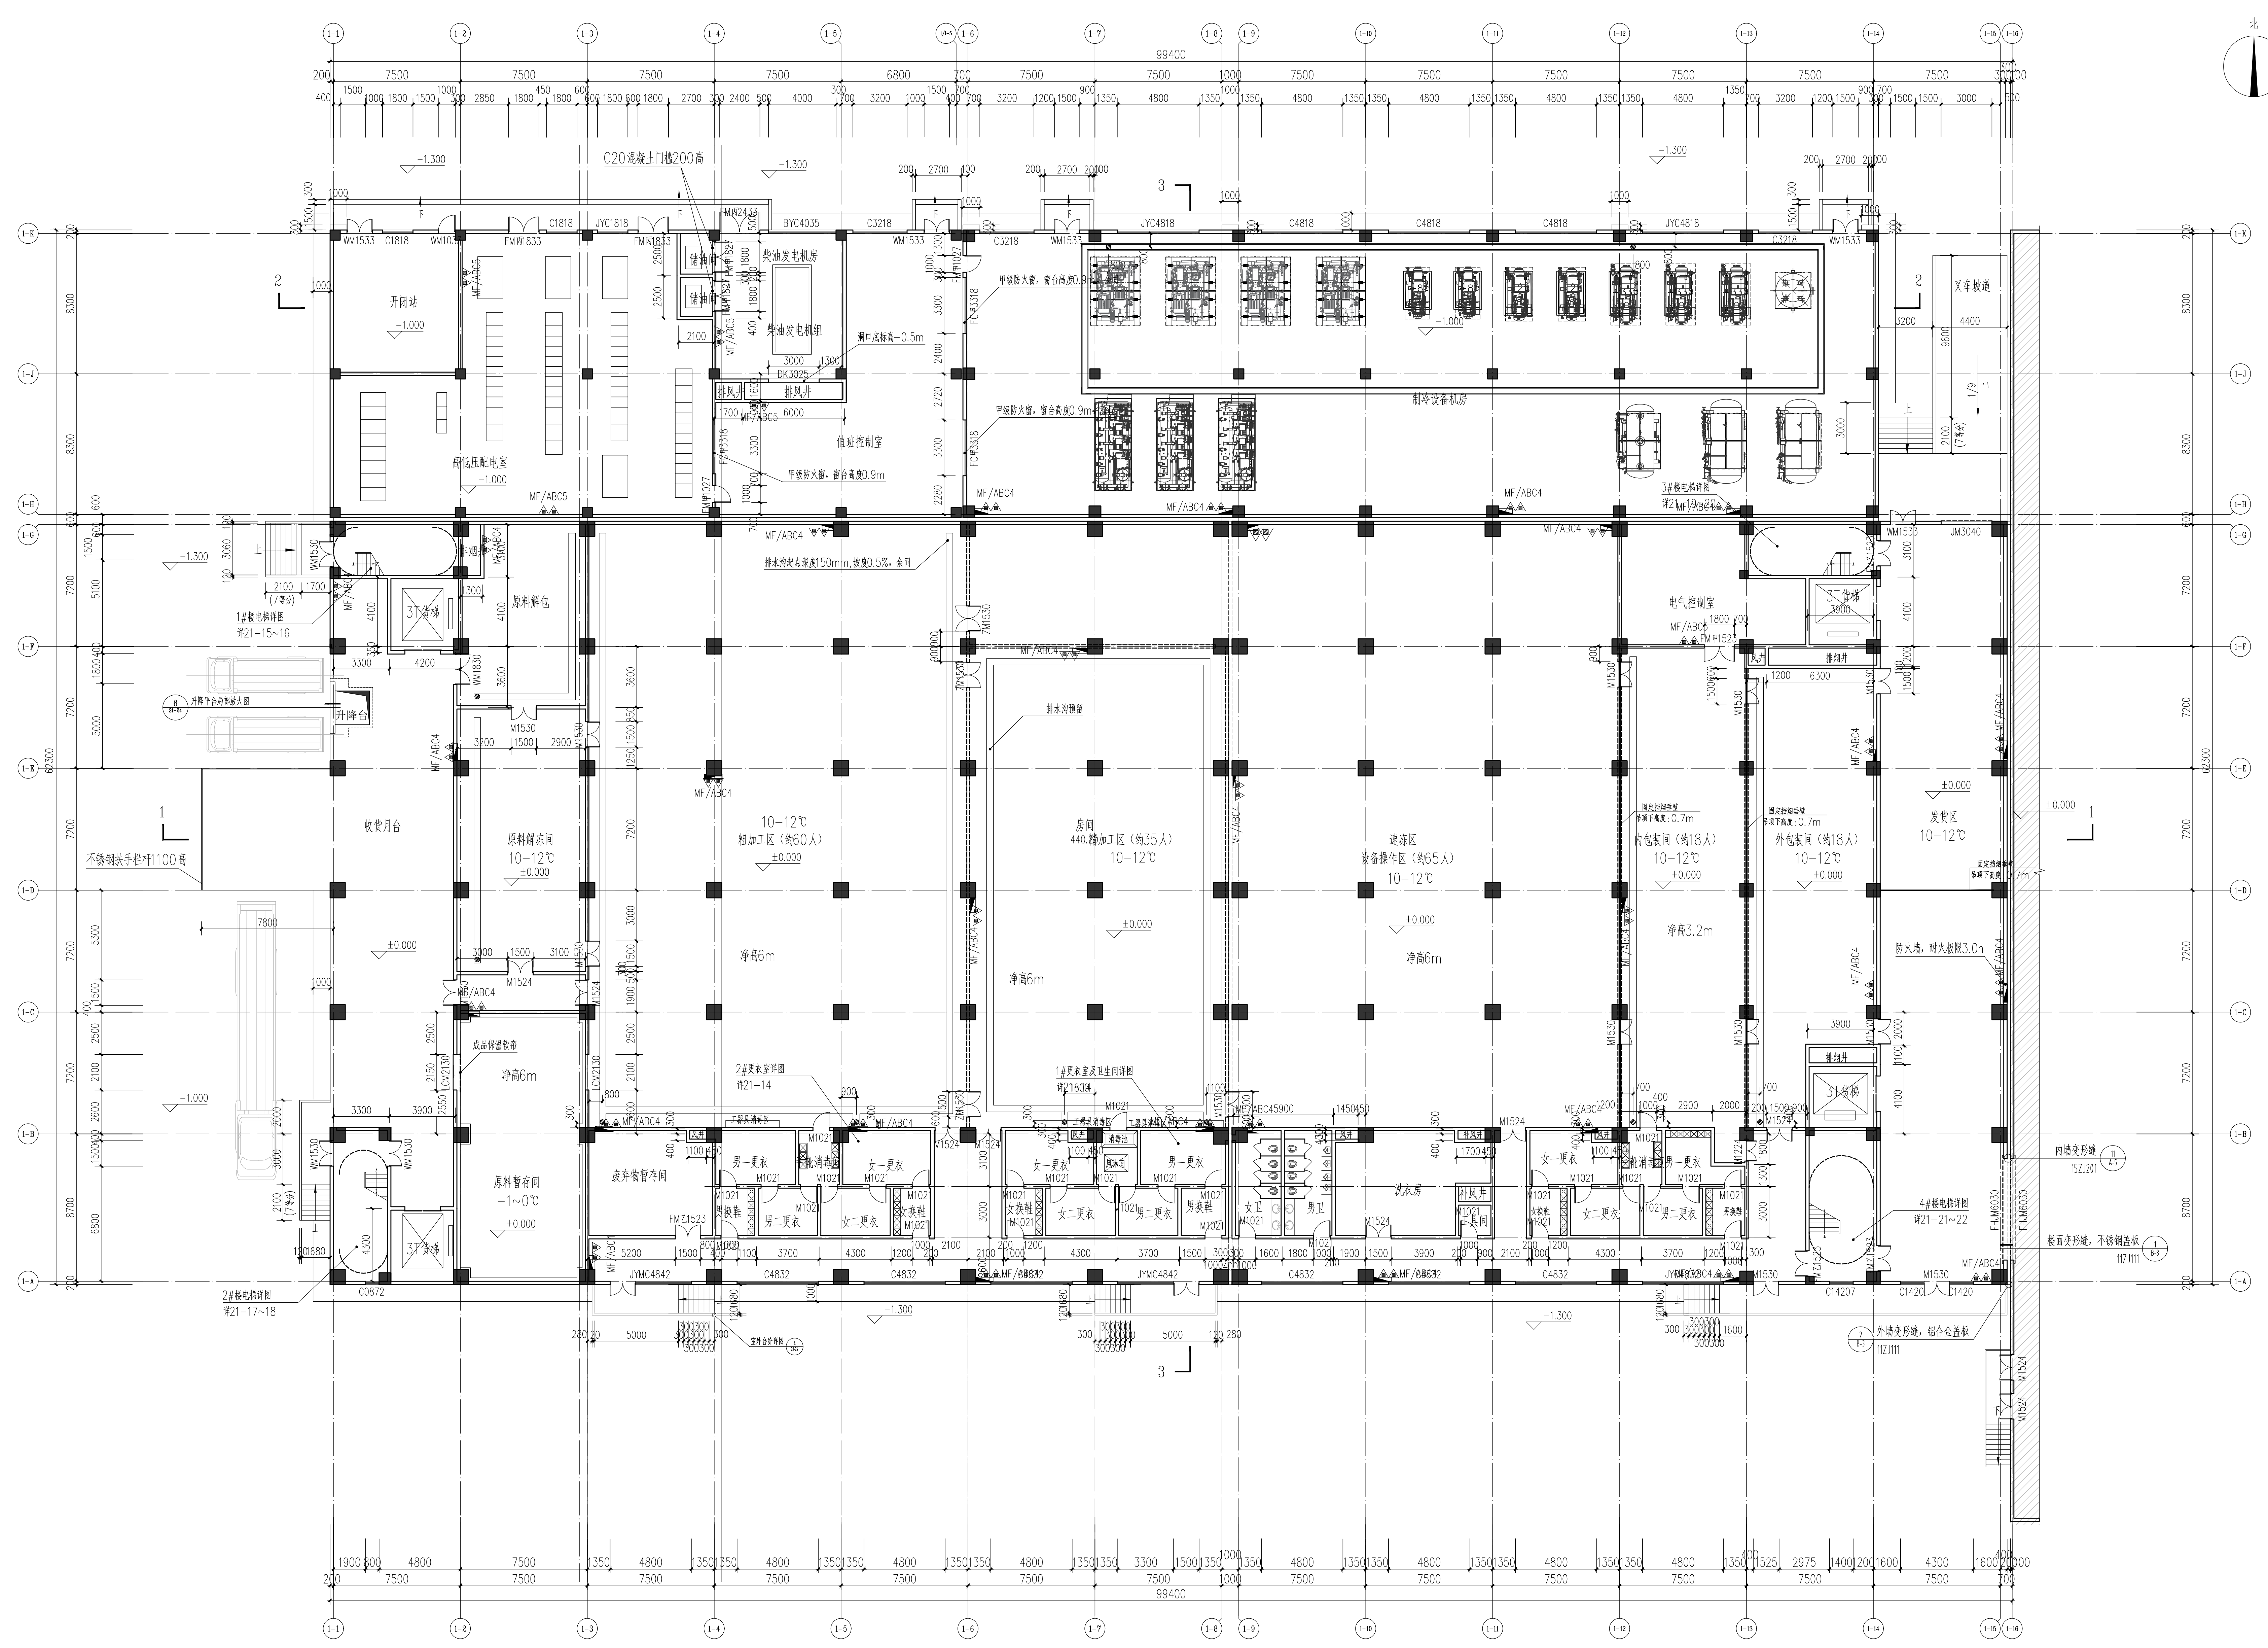

一层平面图 1:150

设计单位  
DESIGN COMPANY

中机十院国际工程有限公司  
CHINA MACHINERY TO INTERNATIONAL ENGINEERING CO., LTD.

设计证书编号: A111004357  
NAL11004357 Class A of Design Certificate

专业名称  
DISCIPLINE CONFIRMATION

建筑  
ARCHITECTURE

结构  
STRUCTURE

给排水  
WATER

暖通  
HVAC

电气  
ELECTRICITY

动力  
POWER

工艺  
PROCESS

建设单位: CLIENT

项目名称: PROJECT NAME  
汕头市智慧冷链物流商贸中心建设

子项目名称: SUB-PROJECT NAME  
加工车间及设备用房

图名: DRAWING TITLE  
一层平面图

项目负责人  
PROJECT DIRECTOR

审批人  
APPROVER

专业负责人  
DISCIPLINE HEAD

审核人  
REVIEWER

制图人  
DRAFTER

设计人  
DESIGNER

张子群

张子群

孔德基

陈振华

张子群

孔德基

中华人民共和国一级注册建筑师

姓名: 张子群

注册号: 11004356-003

有效期: 至2024年6月

出图章: SEAL OF DRAWING ISSUE

工程设计出图专用章

中机十院国际工程有限公司

证书编号: 证书分类: 资质等级: A111004357 工程设计 甲级

A211004354 工程设计 乙级

城乡规划 乙级

设计阶段  
DESIGN STAGE

方案

出图日期  
DATE

2022.10

比例  
SCALE

1:150

版次  
EDITION

1

总页数  
TOTAL PAGE




1

图号  
DRAWING No.

方案-301






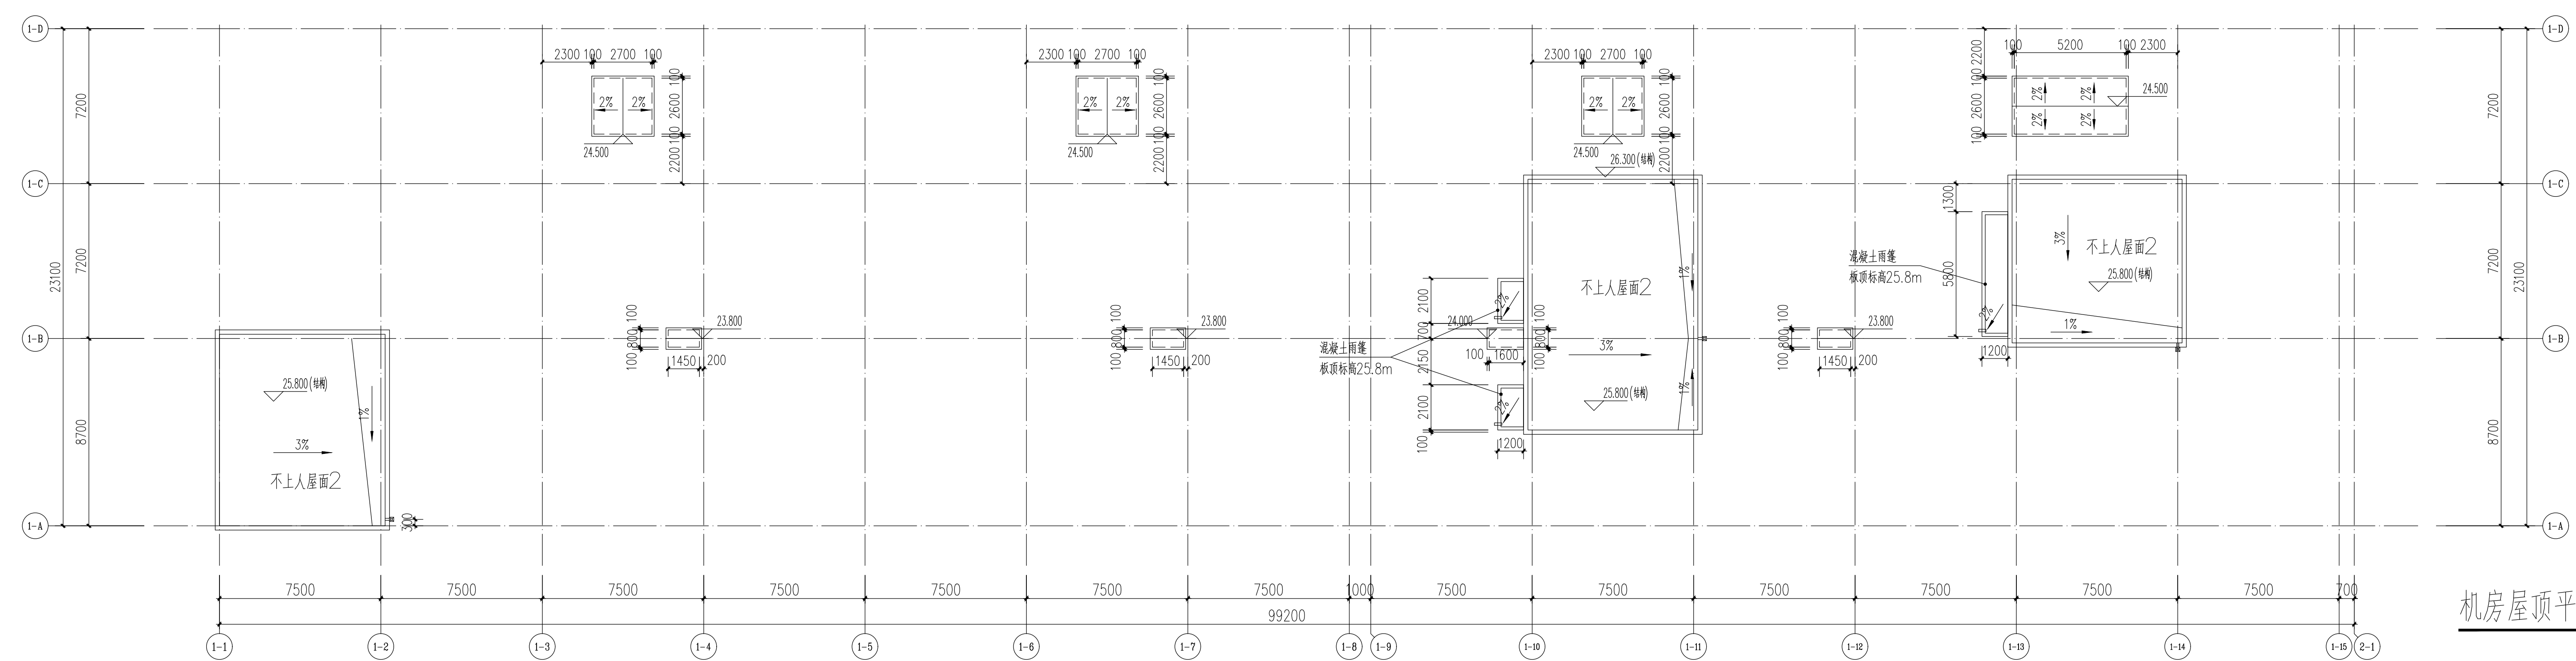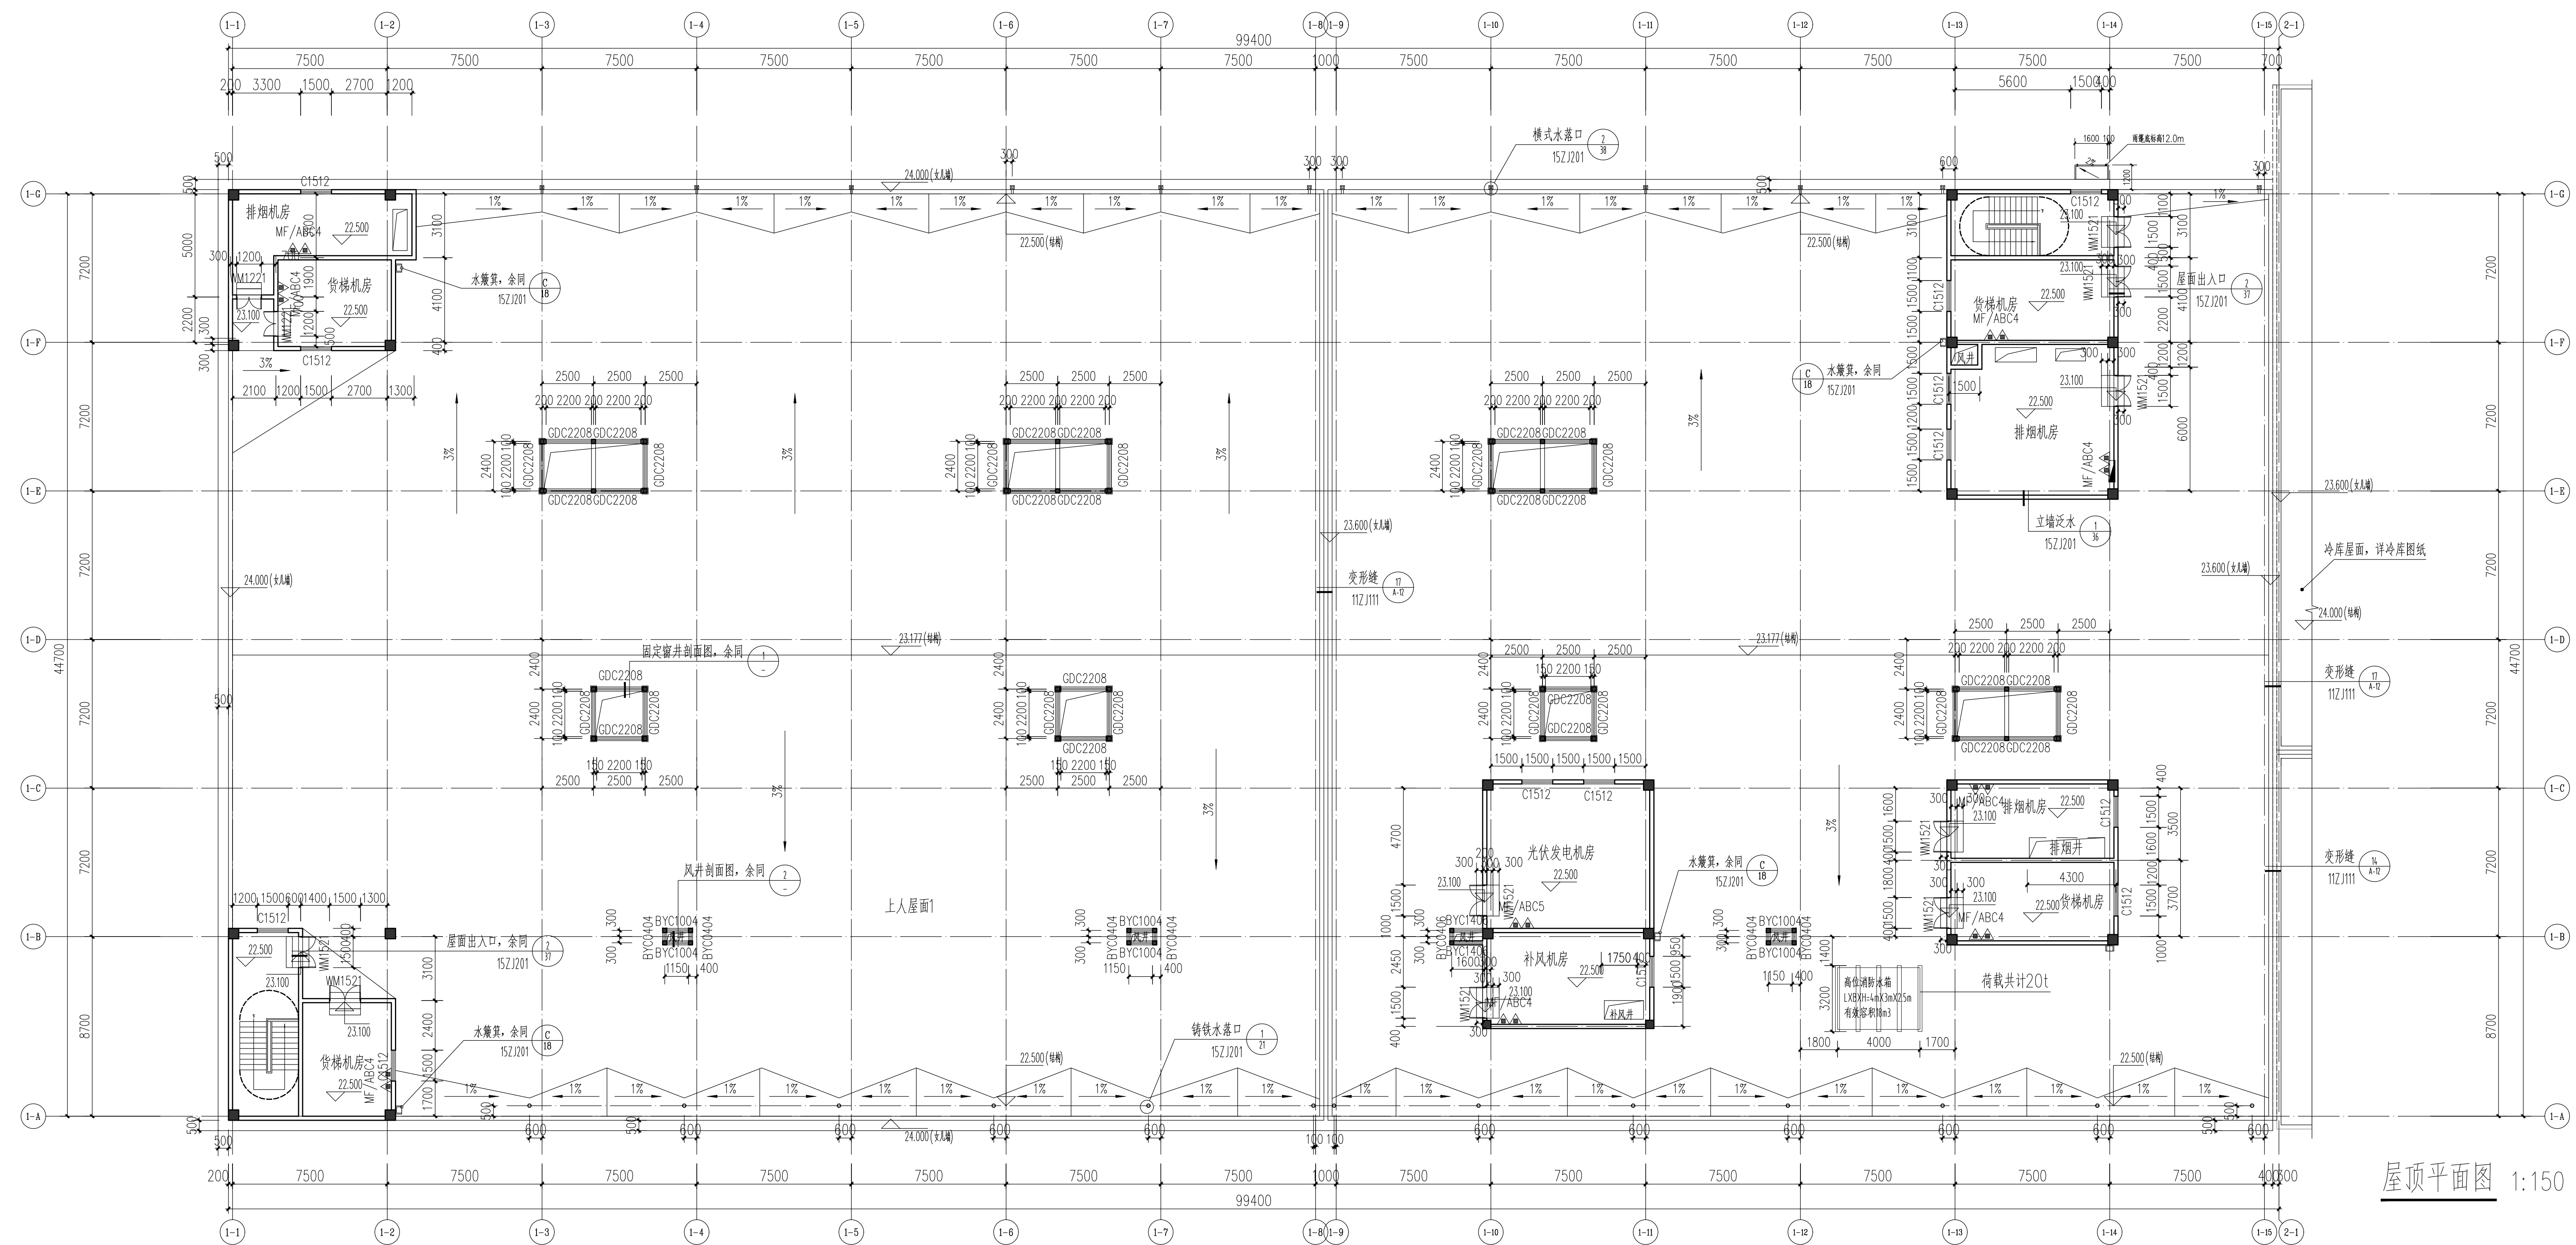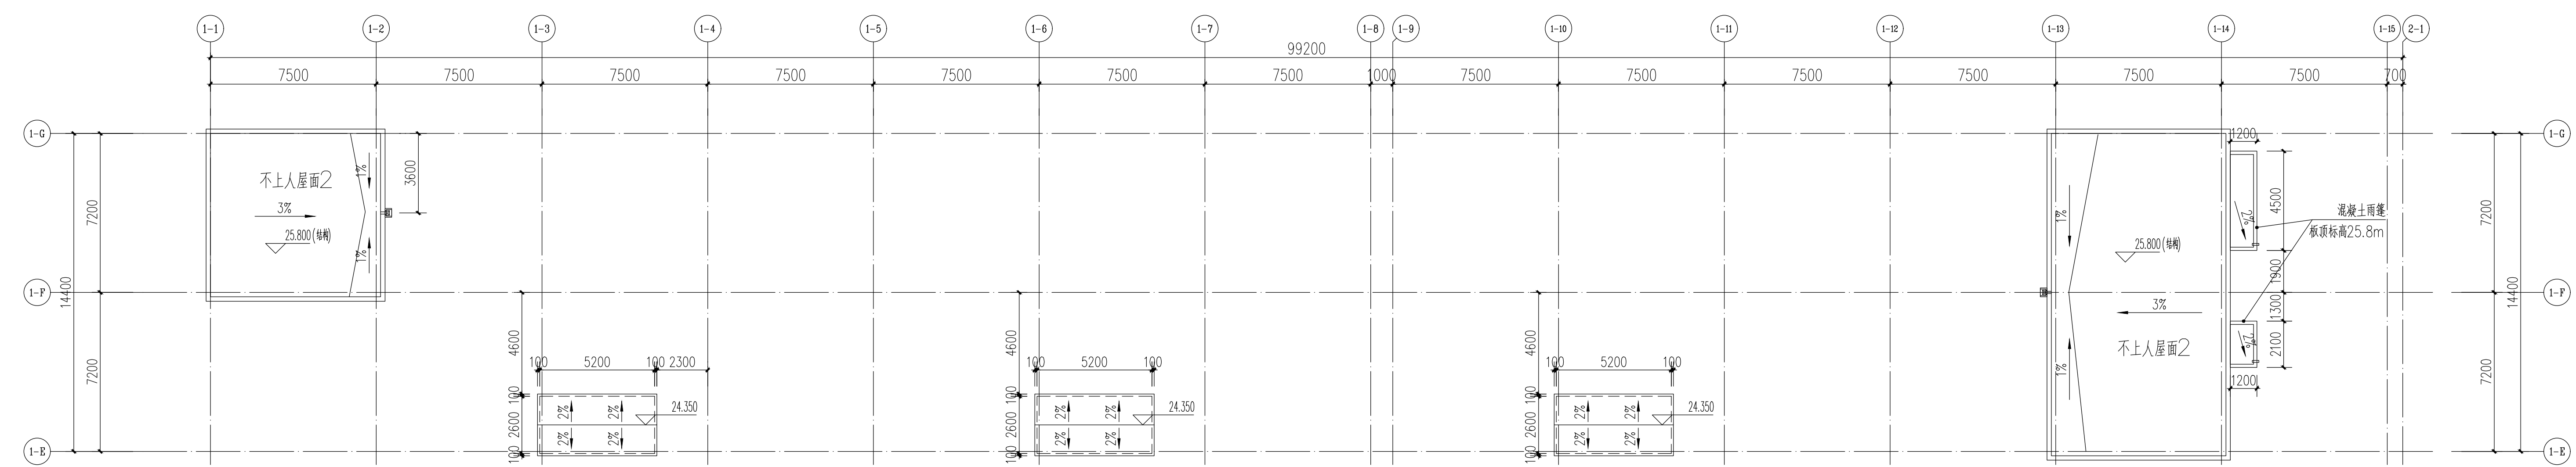





| 专业会签 DISCIPLINE CONFIRMATION |              |     |
|------------------------------|--------------|-----|
| 专业                           | 专业负责人        | 审核人 |
| 建筑                           | ARCHITECTURE |     |
| 结构                           | STRUCTURE    |     |
| 给排水                          | WATER        |     |
| 暖通                           | HVAC         |     |
| 电气                           | ELECTRICITY  |     |
| 动力                           | POWER        |     |
| 工艺                           | PROCESS      |     |

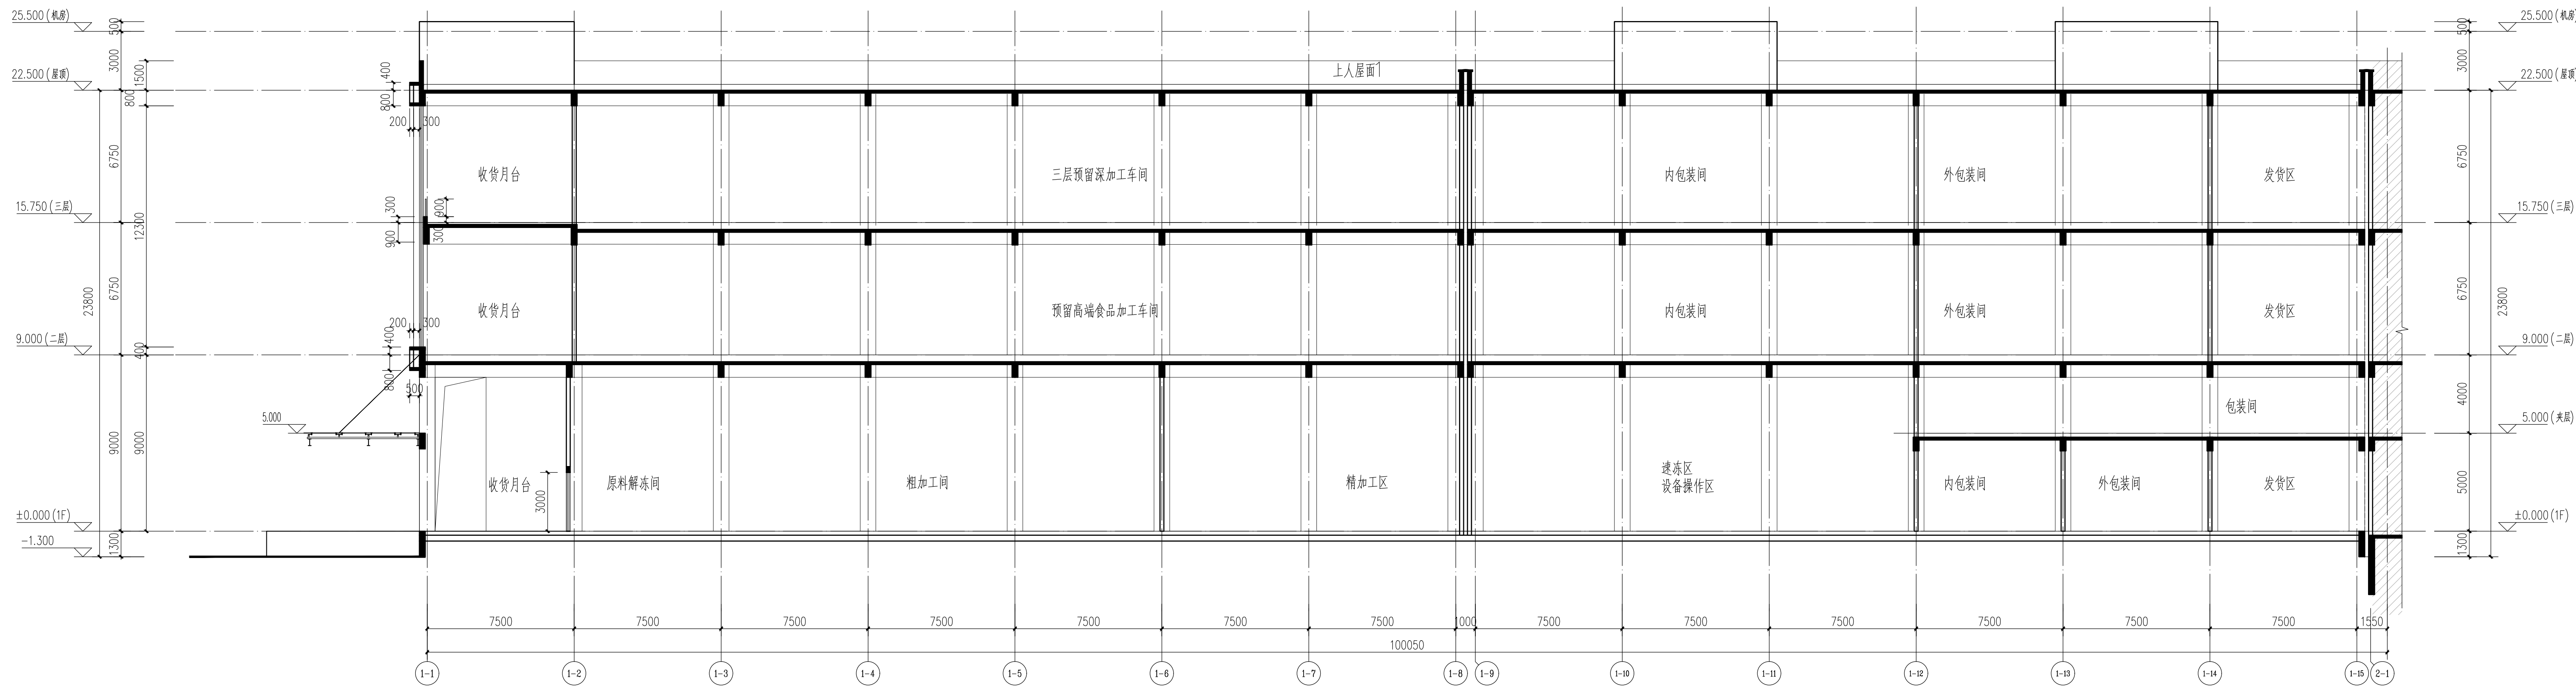

1-1剖面图 1:150

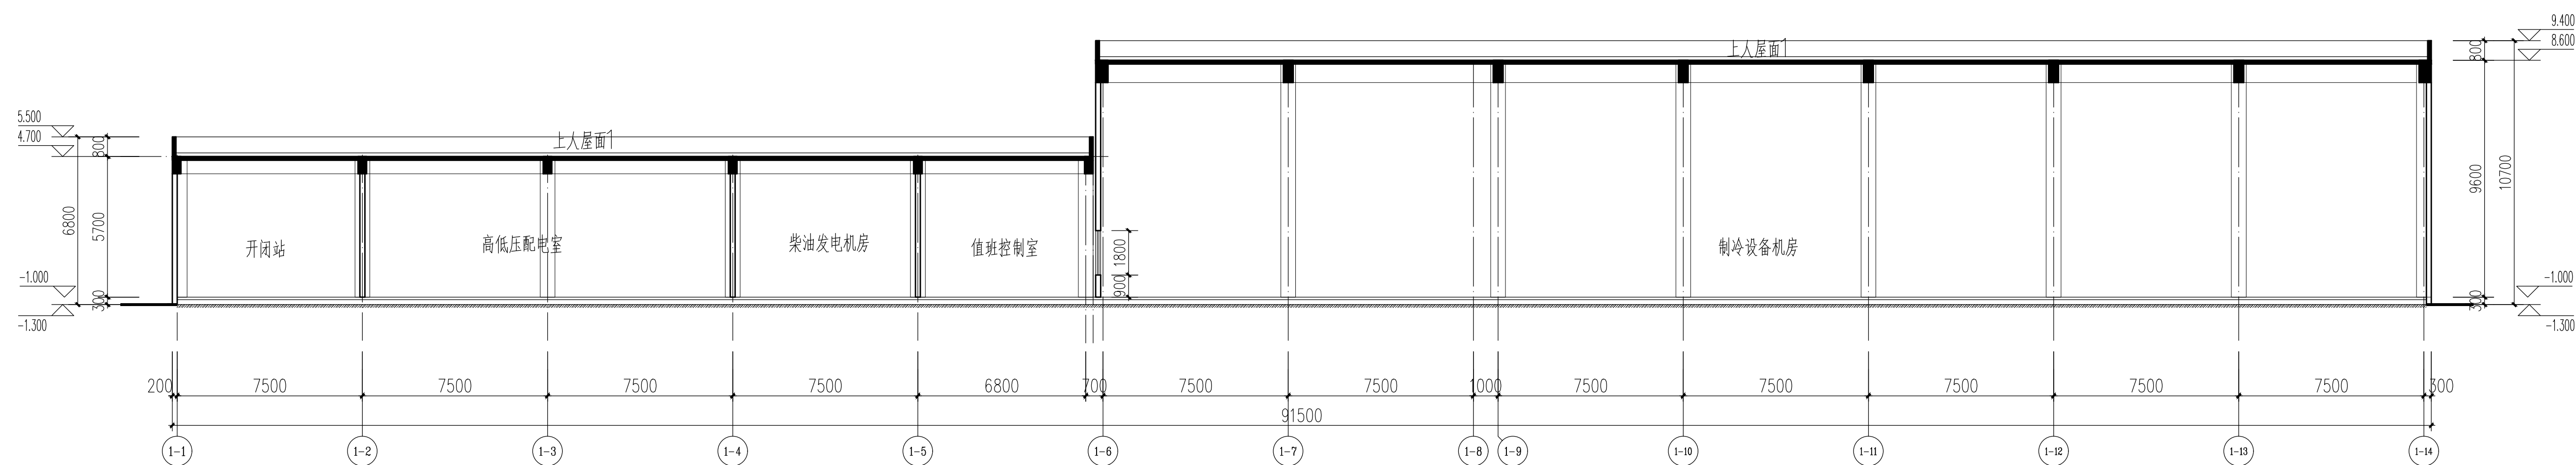

2-2剖面图 1:150

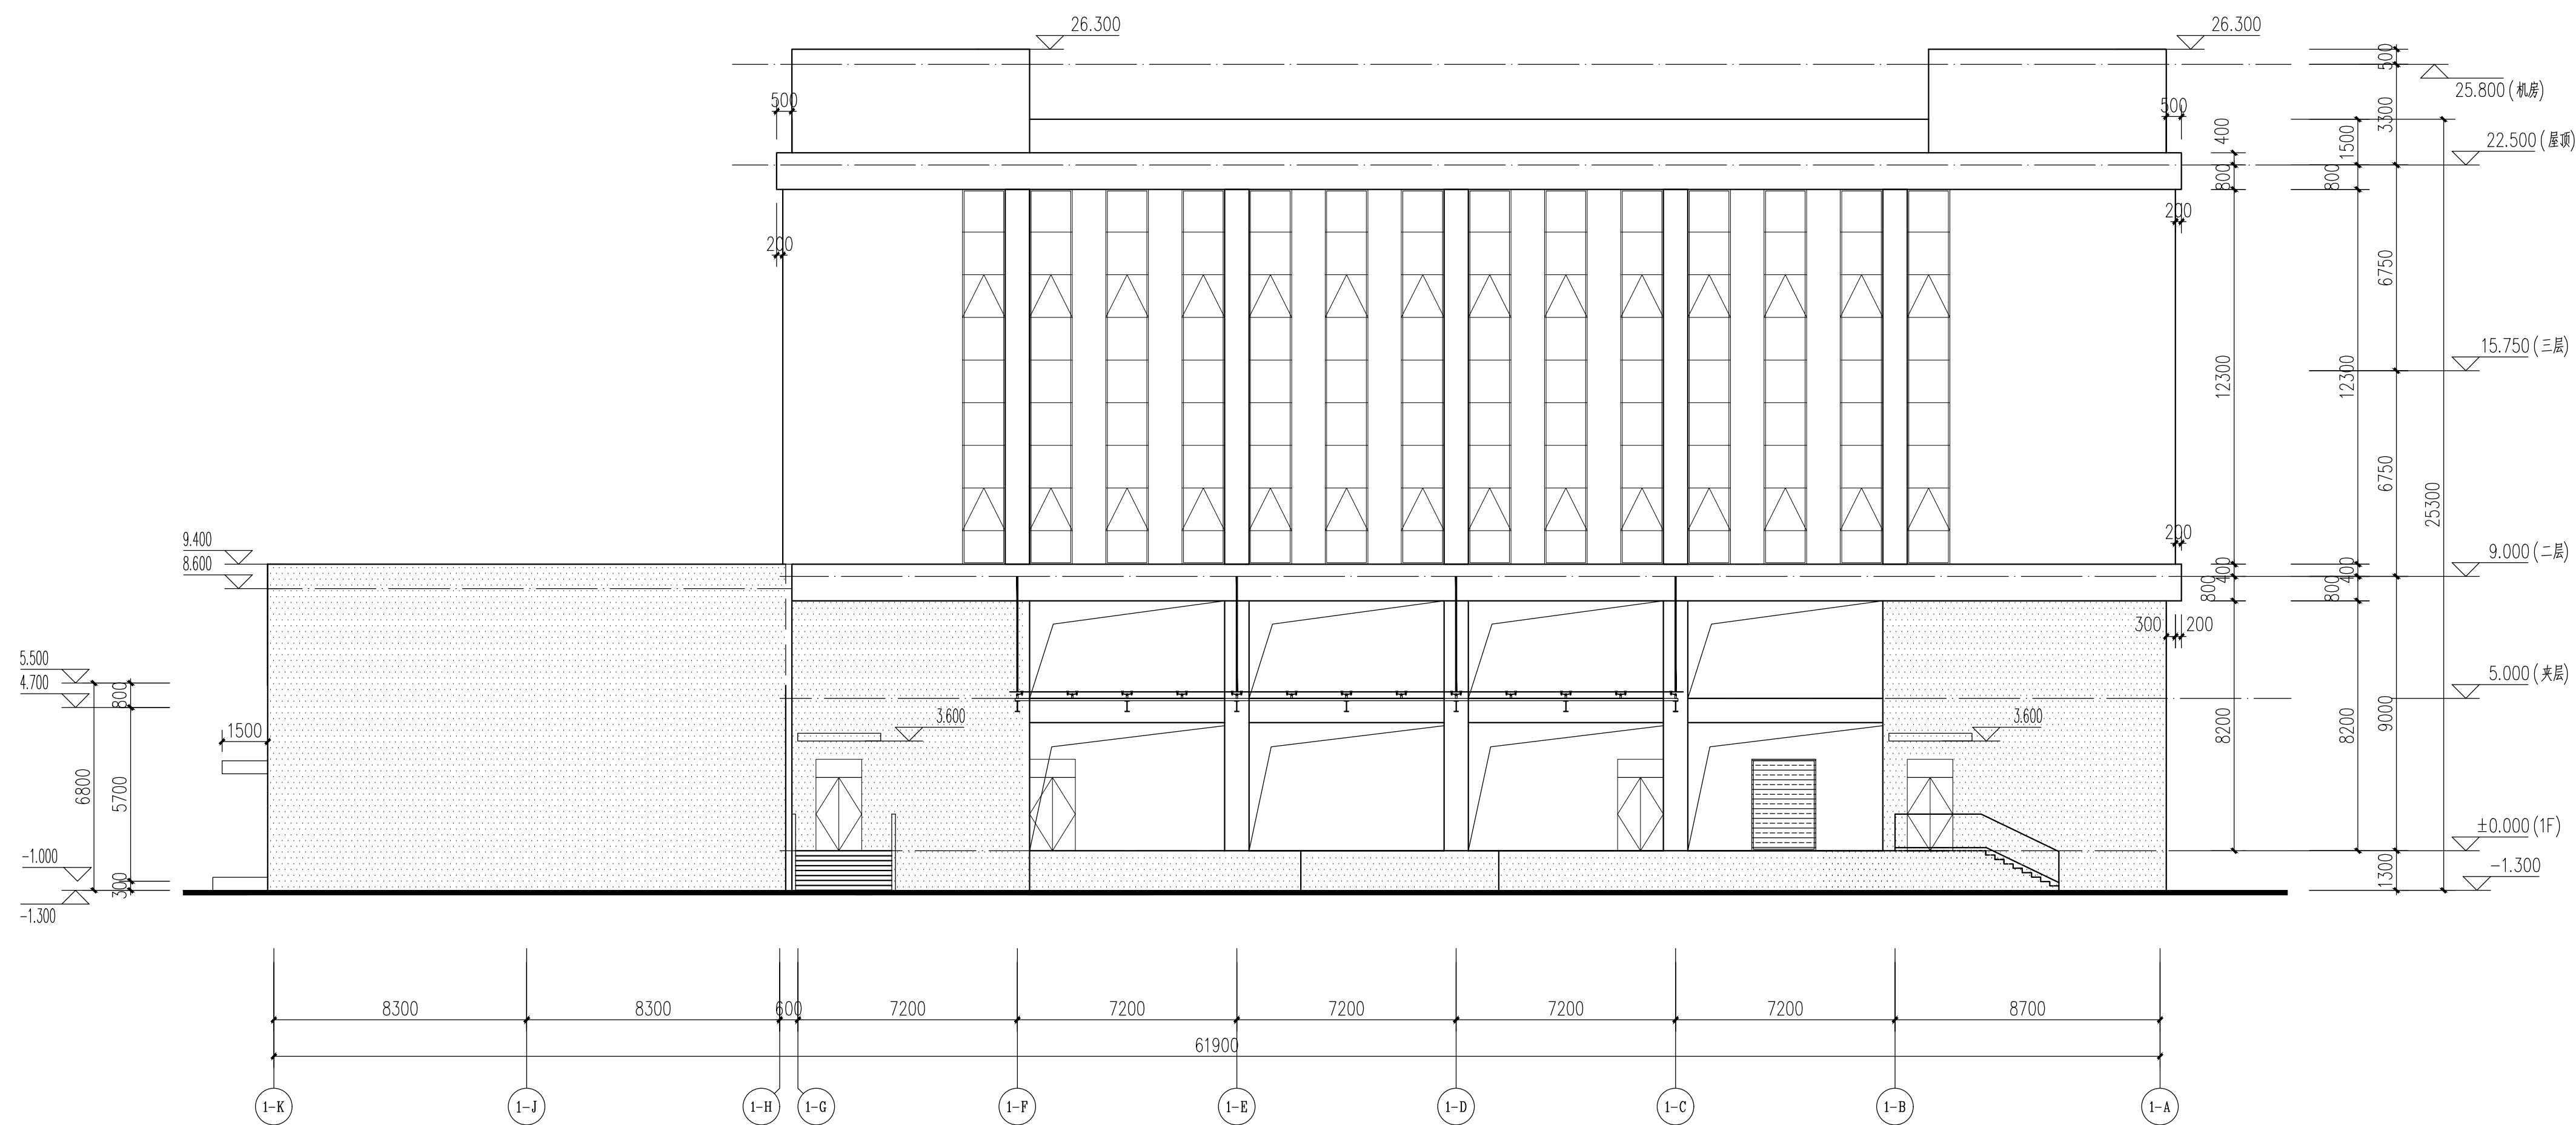

14~15立面图 1:150

|               |  |
|---------------|--|
| 图例:           |  |
| 外墙1——深灰色真石漆外墙 |  |
| 外墙2——米白色真石漆外墙 |  |

建设单位: CLIENT  
汕头市冷冻厂

项目名称: PROJECT NAME  
汕头市智慧冷链物流商贸中心建设

子项目名称: SUB-PROJECT NAME  
加工车间及设备用房

图名: DRAWING TITLE  
剖面图、1-A轴~1-A轴立面图

|                           |     |     |
|---------------------------|-----|-----|
| 项目负责人<br>PROJECT DIRECTOR | 张子群 | 张子群 |
| 审核人<br>APPROVER           | 张子群 | 张子群 |
| 专业负责人<br>DISCIPLINE HEAD  | 孔德强 | 孔德强 |
| 审核人<br>VERIFIER           | 陈永华 | 陈永华 |
| 校对<br>PROOFREADER         | 张子群 | 张子群 |
| 设计人<br>DESIGNER           | 孔德强 | 孔德强 |

注册执业章: SEAL OF CERTIFIED DESIGNER  
姓名: 张子群  
注册号: 1100436-003  
有效期: 至2024年6月

出图章: SEAL OF DRAWING ISSUE

工程设计出图专用章  
中机十院国际工程有限公司  
证书编号: 证书分类: 资质等级: 甲  
A11004357 工程设计 甲  
A211004354 工程设计 乙  
[新]城规[新]城规 乙

| 专业                   | 专业负责人  | 审核人     |
|----------------------|--------|---------|
| 设计阶段<br>DESIGN STAGE | 方案     | 2022.10 |
| 比例<br>SCALE          | 1:150  | EDITION |
| 总页数<br>TOTAL PAGE    | 10     | NO      |
| 图号<br>DRAWING No.    | 方案-305 |         |



1-1~1-16 立面图 1:150



1-1~1-16 立面图 1:150

|               |  |
|---------------|--|
| 图例:           |  |
| 外墙1——深灰色真石漆外墙 |  |
| 外墙2——米白色真石漆外墙 |  |

设计单位:  
DESIGN COMPANY



中机十院国际工程有限公司  
CHINA MACHINERY TO INTERNATIONAL ENGINEERING CO., LTD.

设计证书号: 1111004357  
N/A111004357 Class A of Design Certificate

|                               |                |
|-------------------------------|----------------|
| 专业名称: DISCIPLINE CONFIRMATION |                |
| 建 筑                           | GENERAL LAYOUT |
| 结 构                           | ARCHITECTURE   |
| 给 水                           | WATER          |
| 暖 通                           | HVAC           |
| 电 气                           | ELECTRICITY    |
| 能 力                           | POWER          |
| 工 艺                           | PROCESS        |

建设单位: CLIENT  
汕头市冷冻厂

项目名称: PROJECT NAME  
汕头市智慧冷链物流商贸中心建设

子项目名称: SUB-PROJECT NAME  
加工车间及设备用房


图名: DRAWING TITLE  
1-1~1-16轴立面图、1-16~1-1轴立面图

|                           |     |     |
|---------------------------|-----|-----|
| 项目负责人<br>PROJECT DIRECTOR | 张子群 | 张子群 |
| 审核人<br>APPROVER           | 张子群 | 张子群 |
| 专业负责人<br>DISCIPLINE HEAD  | 孔德喜 | 孔德喜 |
| 审核人<br>VERIFIER           | 陈敬祥 | 陈敬祥 |
| 校对<br>PROOFREADER         | 张子群 | 张子群 |
| 设计人<br>DESIGNER           | 孔德喜 | 孔德喜 |

注册执业章: SEAL OF CERTIFIED DESIGNER  
姓名: 张子群  
注册号: 11004356-003  
有效期: 至2024年6月

出图章: SEAL OF DRAWING ISSUE  
工程设计出图专用章  
中机十院国际工程有限公司  
证书编号: 111004357  
证书分类: 资质等级  
A111004357 工程设计 甲 级  
A211004354 工程设计 乙 级  
[城乡规划] 城乡规划 乙 级

|                      |         |
|----------------------|---------|
| 专业<br>DISCIPLINE     | 审核      |
| 设计阶段<br>DESIGN STAGE | 方案      |
| 比例<br>SCALE          | 1:150   |
| 图 号<br>DRAWING NO.   | 方案-J06  |
| 出图日期<br>DATE         | 2022.10 |
| 版 次<br>EDITION       | 1.0     |
| 总 页 数<br>TOTAL PAGE  | 10      |
| 本 页 数<br>PAGE        | 10      |

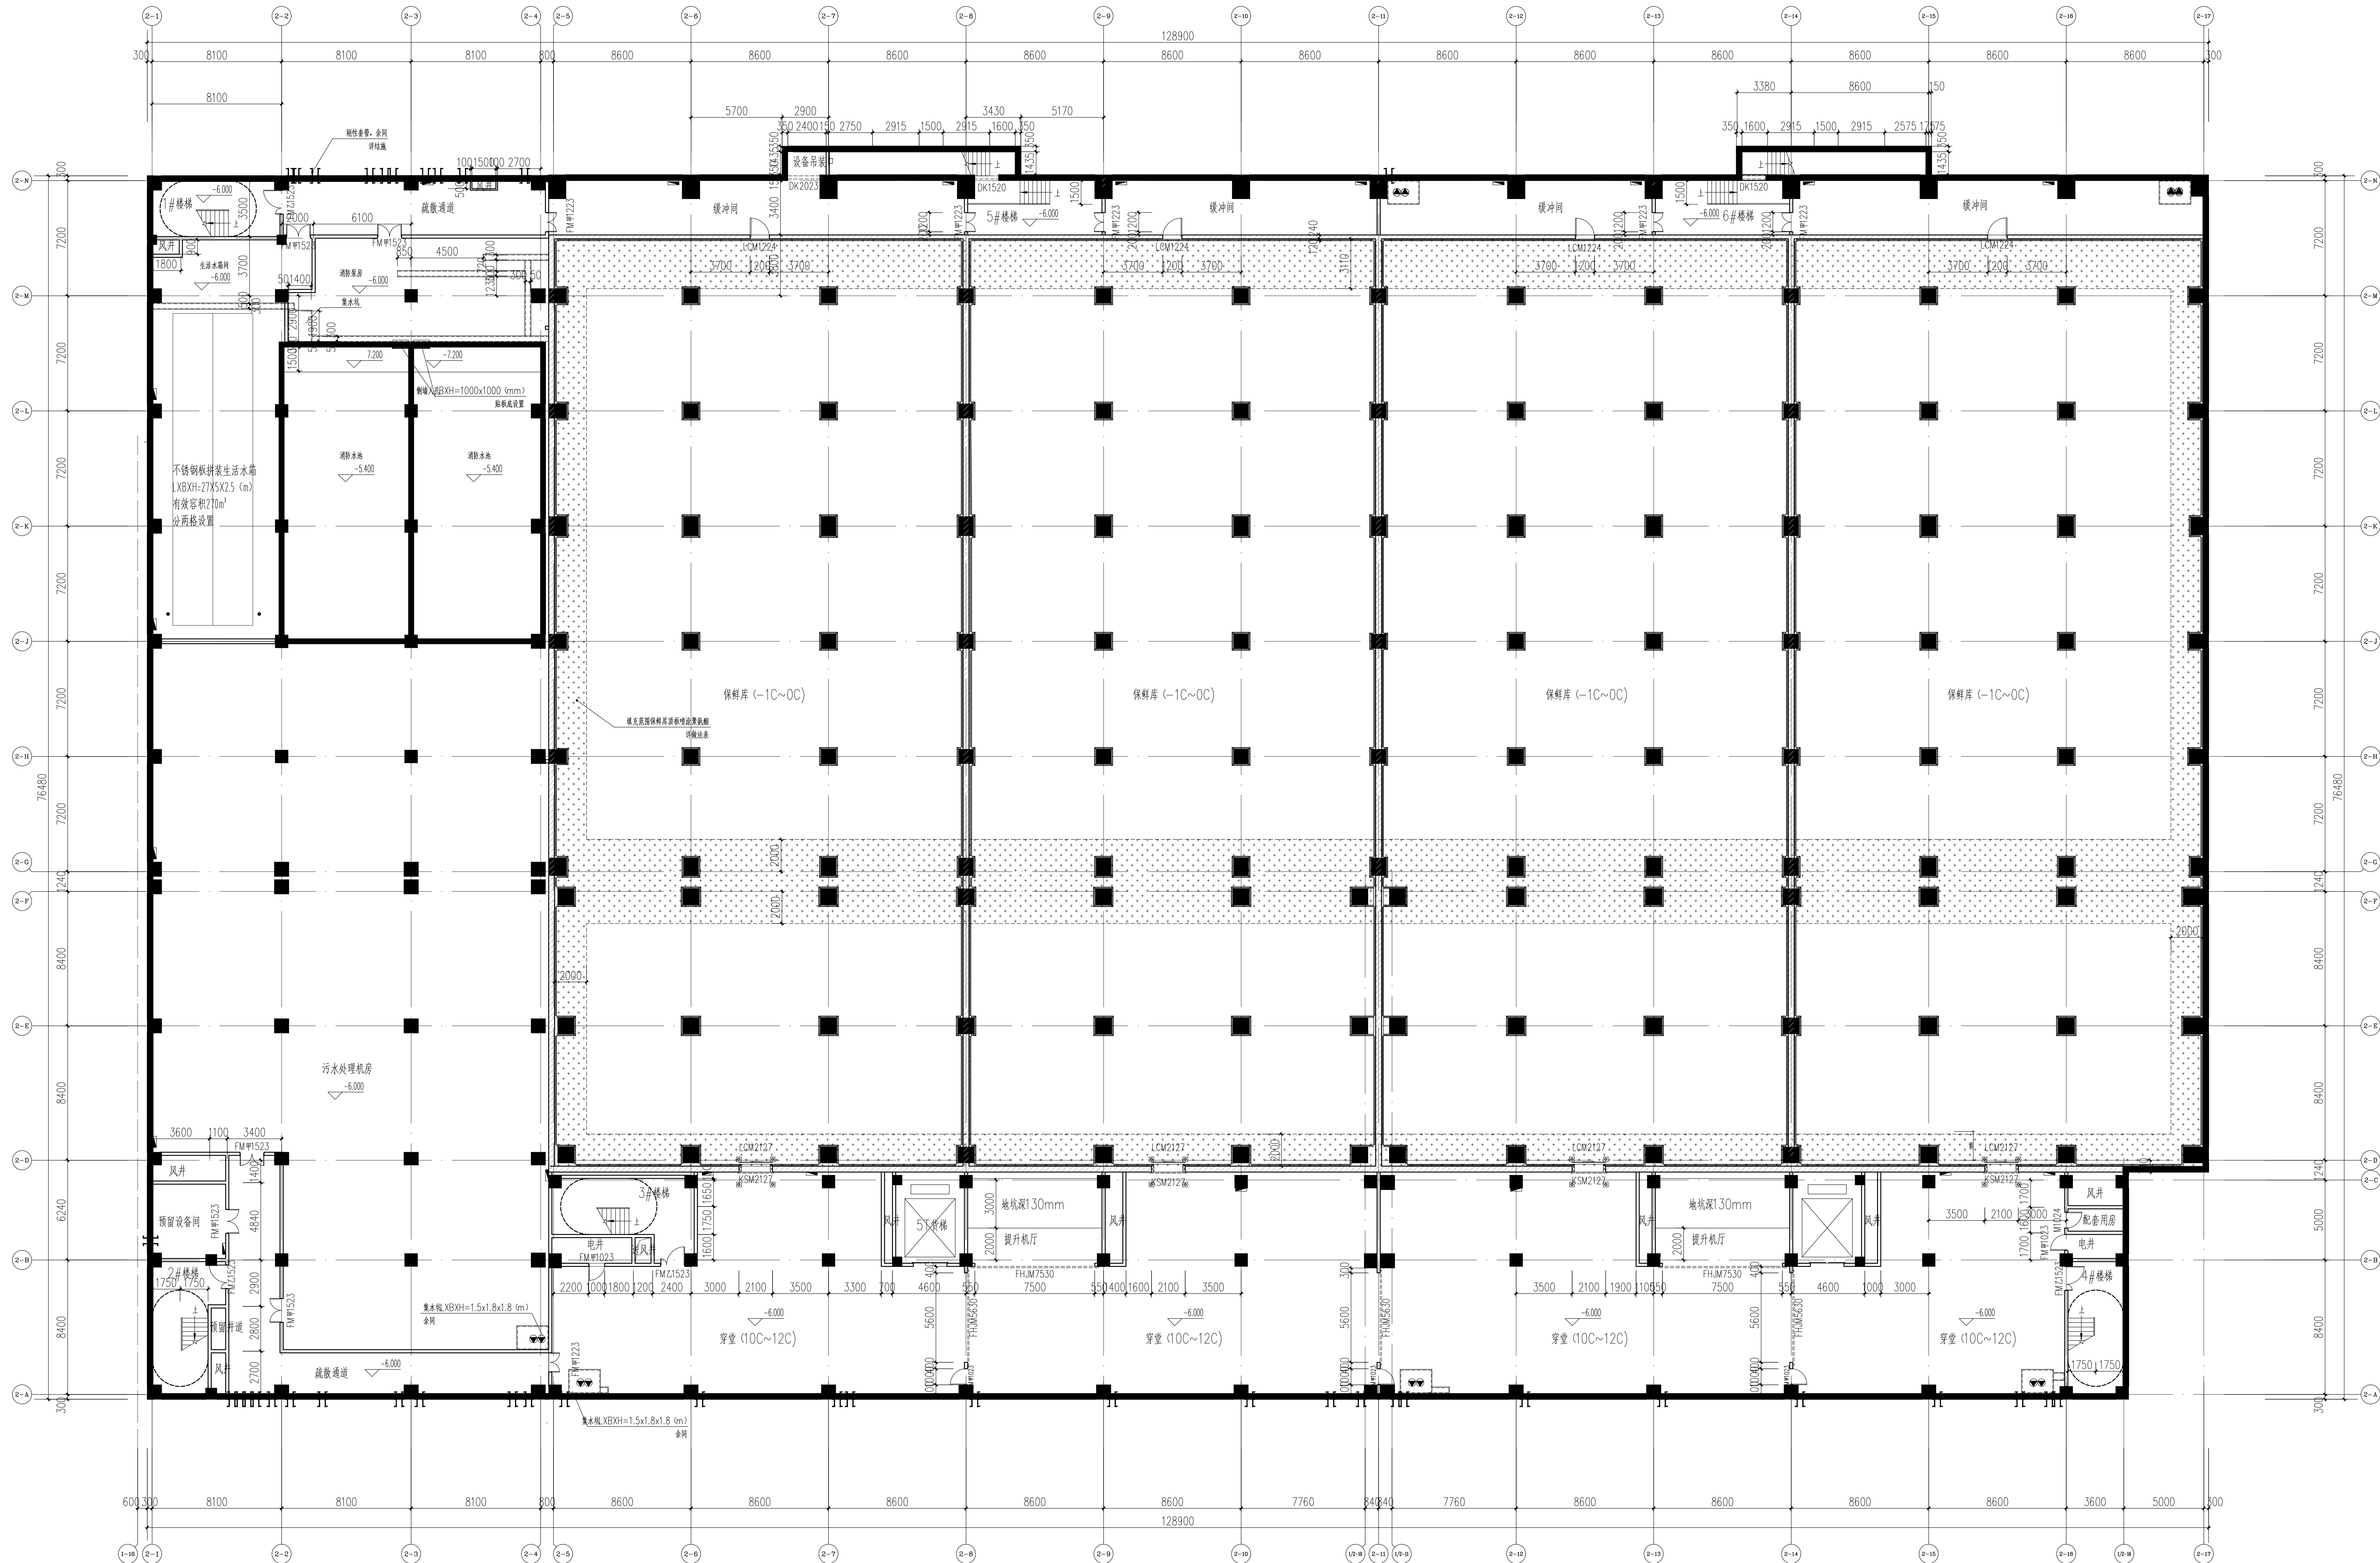


地下一层平面图 1:150

|                           |                       |
|---------------------------|-----------------------|
| 建设单位: CLIENT              | 汕头市冷冻厂                |
| 项目名称: PROJECT NAME        | 汕头市智慧冷链物流商贸中心<br>建设项目 |
| 子项目名称: SUB-PROJECT NAME   | 冷库                    |
| 图名: DRAWING TITLE         | 地下一层平面图               |
| 项目负责人<br>PROJECT DIRECTOR | 张子群                   |
| 审核人<br>APPROVER           | 张子群                   |
| 专业负责人<br>DISCIPLINE HEAD  | 张子群                   |
| 审核人<br>REVIEWER           | 张子群                   |
| 制图人<br>DRAWER             | 张子群                   |
| 设计人<br>DESIGNER           | 张子群                   |
| 设计日期: DATE OF DESIGN      | 2024年6月               |

|                      |        |               |         |
|----------------------|--------|---------------|---------|
| 设计阶段<br>DESIGN STAGE | 方案     | 出图日期<br>DATE  | 2022.10 |
| 比例<br>SCALE          | 1:150  | 版数<br>EDITION | 1       |
| 总页数<br>TOTAL PAGE    | 1      | 图幅<br>SIZE    | A0      |
| 图号<br>DRAWING No.    | 方案-101 |               |         |



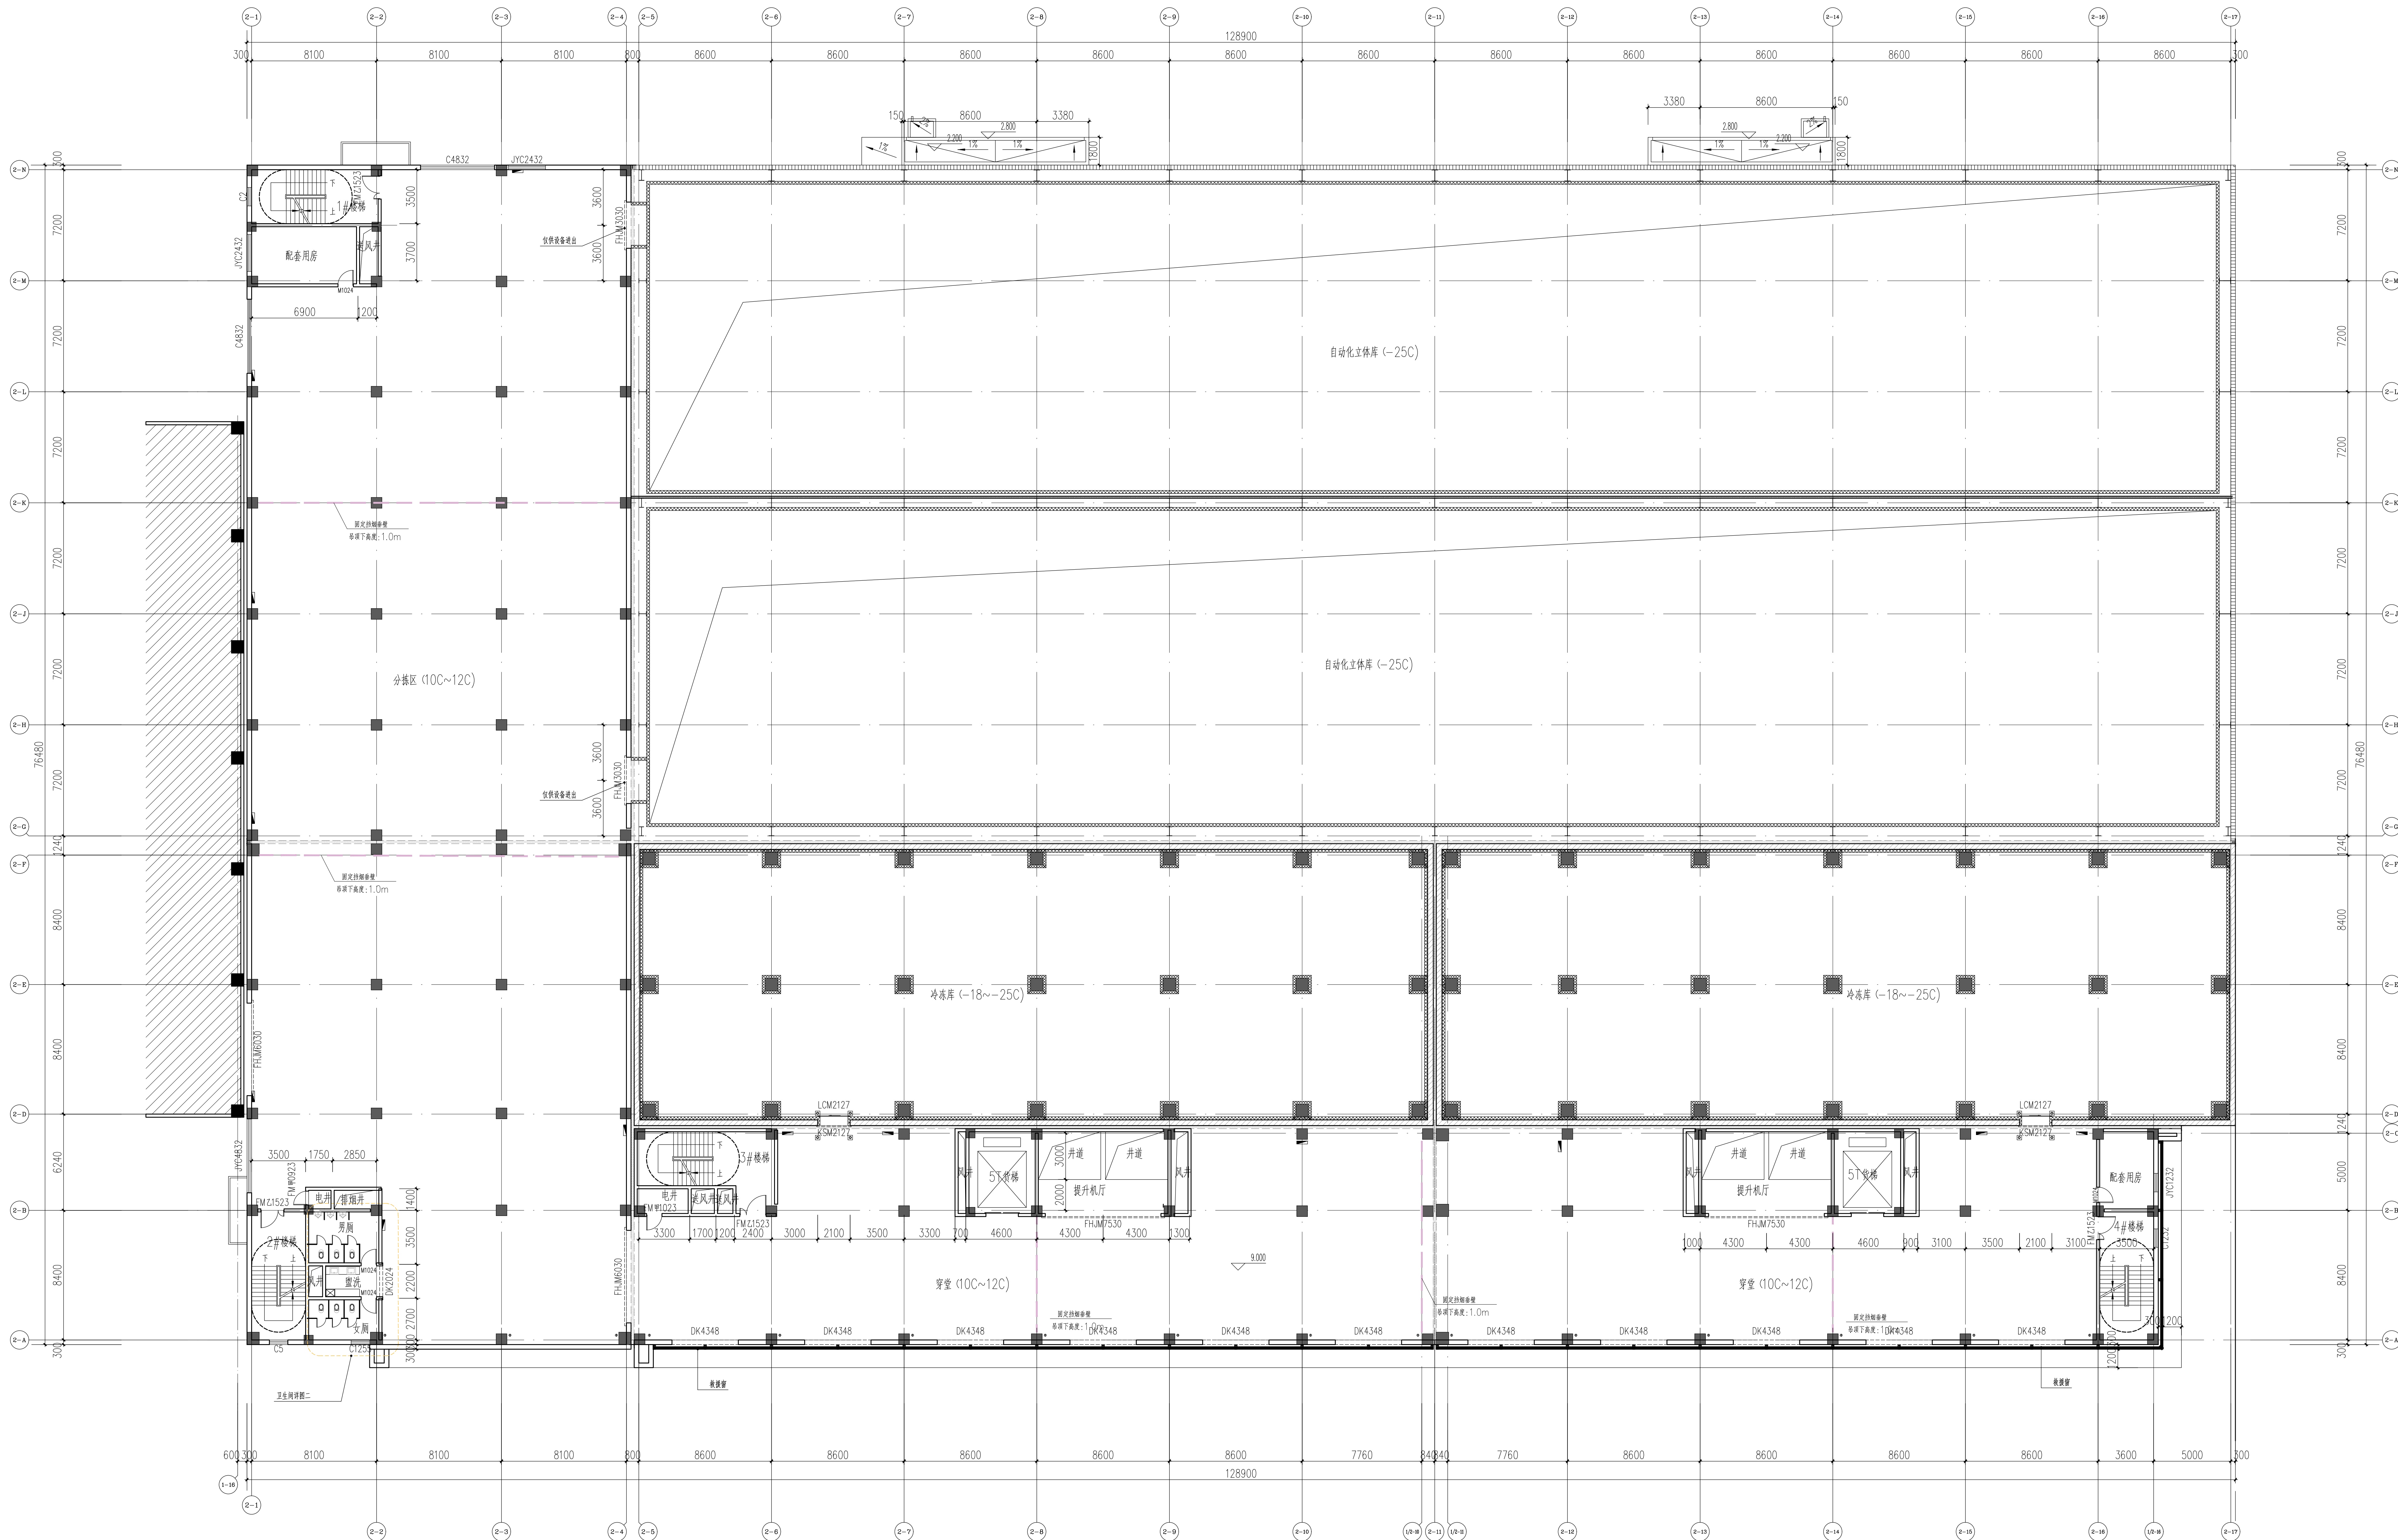


二层平面图 1:150

|                                      |  |                                                      |  |
|--------------------------------------|--|------------------------------------------------------|--|
| 说明:                                  |  | 图例:                                                  |  |
| (1) 钢筋混凝土柱尺寸及位置以结构施工图为准。             |  | ■ PVC外排水管                                            |  |
| (2) 除注明外, 所有门垛均距墙(柱)或距墙(柱)300, 或居中。  |  | ○ PVC内排水管                                            |  |
| (3) 水暖井、电井、风井门口均设100高C20混凝土门槛, 与墙同宽。 |  | 消火栓, 开洞尺寸: 750*900*140, 洞底距地面完成面100mm, 洞口距墙边(柱边)600。 |  |
| (4) 除注明外, 楼地面均为施工完成后的面层标高。           |  | 消火栓箱安装后, 背面封墙所用材料的耐火极限和隔声要求应与相应部位的实体墙要求相同。           |  |
| (5) 地漏位置及尺寸大小详见给排水施工图。               |  | 风管预留洞口, 尺寸位置详各层平面图。管道穿过隔墙、楼板时采用防火封堵材料将其周围的缝隙填实。      |  |
|                                      |  | --- 电动挡烟垂壁, 位置及高度详各层平面图。                             |  |

|      |              |        |         |
|------|--------------|--------|---------|
| 专业   | DISCIPLINE   | 审核     | 校核      |
| 设计阶段 | DESIGN STAGE | 方案     | 出图日期    |
| 比例   | SCALE        | 1:150  | DATE    |
| 总页数  | TOTAL PAGE   | 1      | EDITION |
| 页码   | PAGE         | 1      | NO      |
| 图号   | DRAWING No.  | 方案-103 |         |

| 专业会签 DISCIPLINE CONFIRMATION |                |  |
|------------------------------|----------------|--|
| 专业                           | GENERAL LAYOUT |  |
| 建筑                           | ARCHITECTURE   |  |
| 结构                           | STRUCTURE      |  |
| 给排水                          | WATER          |  |
| 暖通                           | HVAC           |  |
| 电气                           | ELECTRICITY    |  |
| 动力                           | POWER          |  |
| 工艺                           | PROCESS        |  |

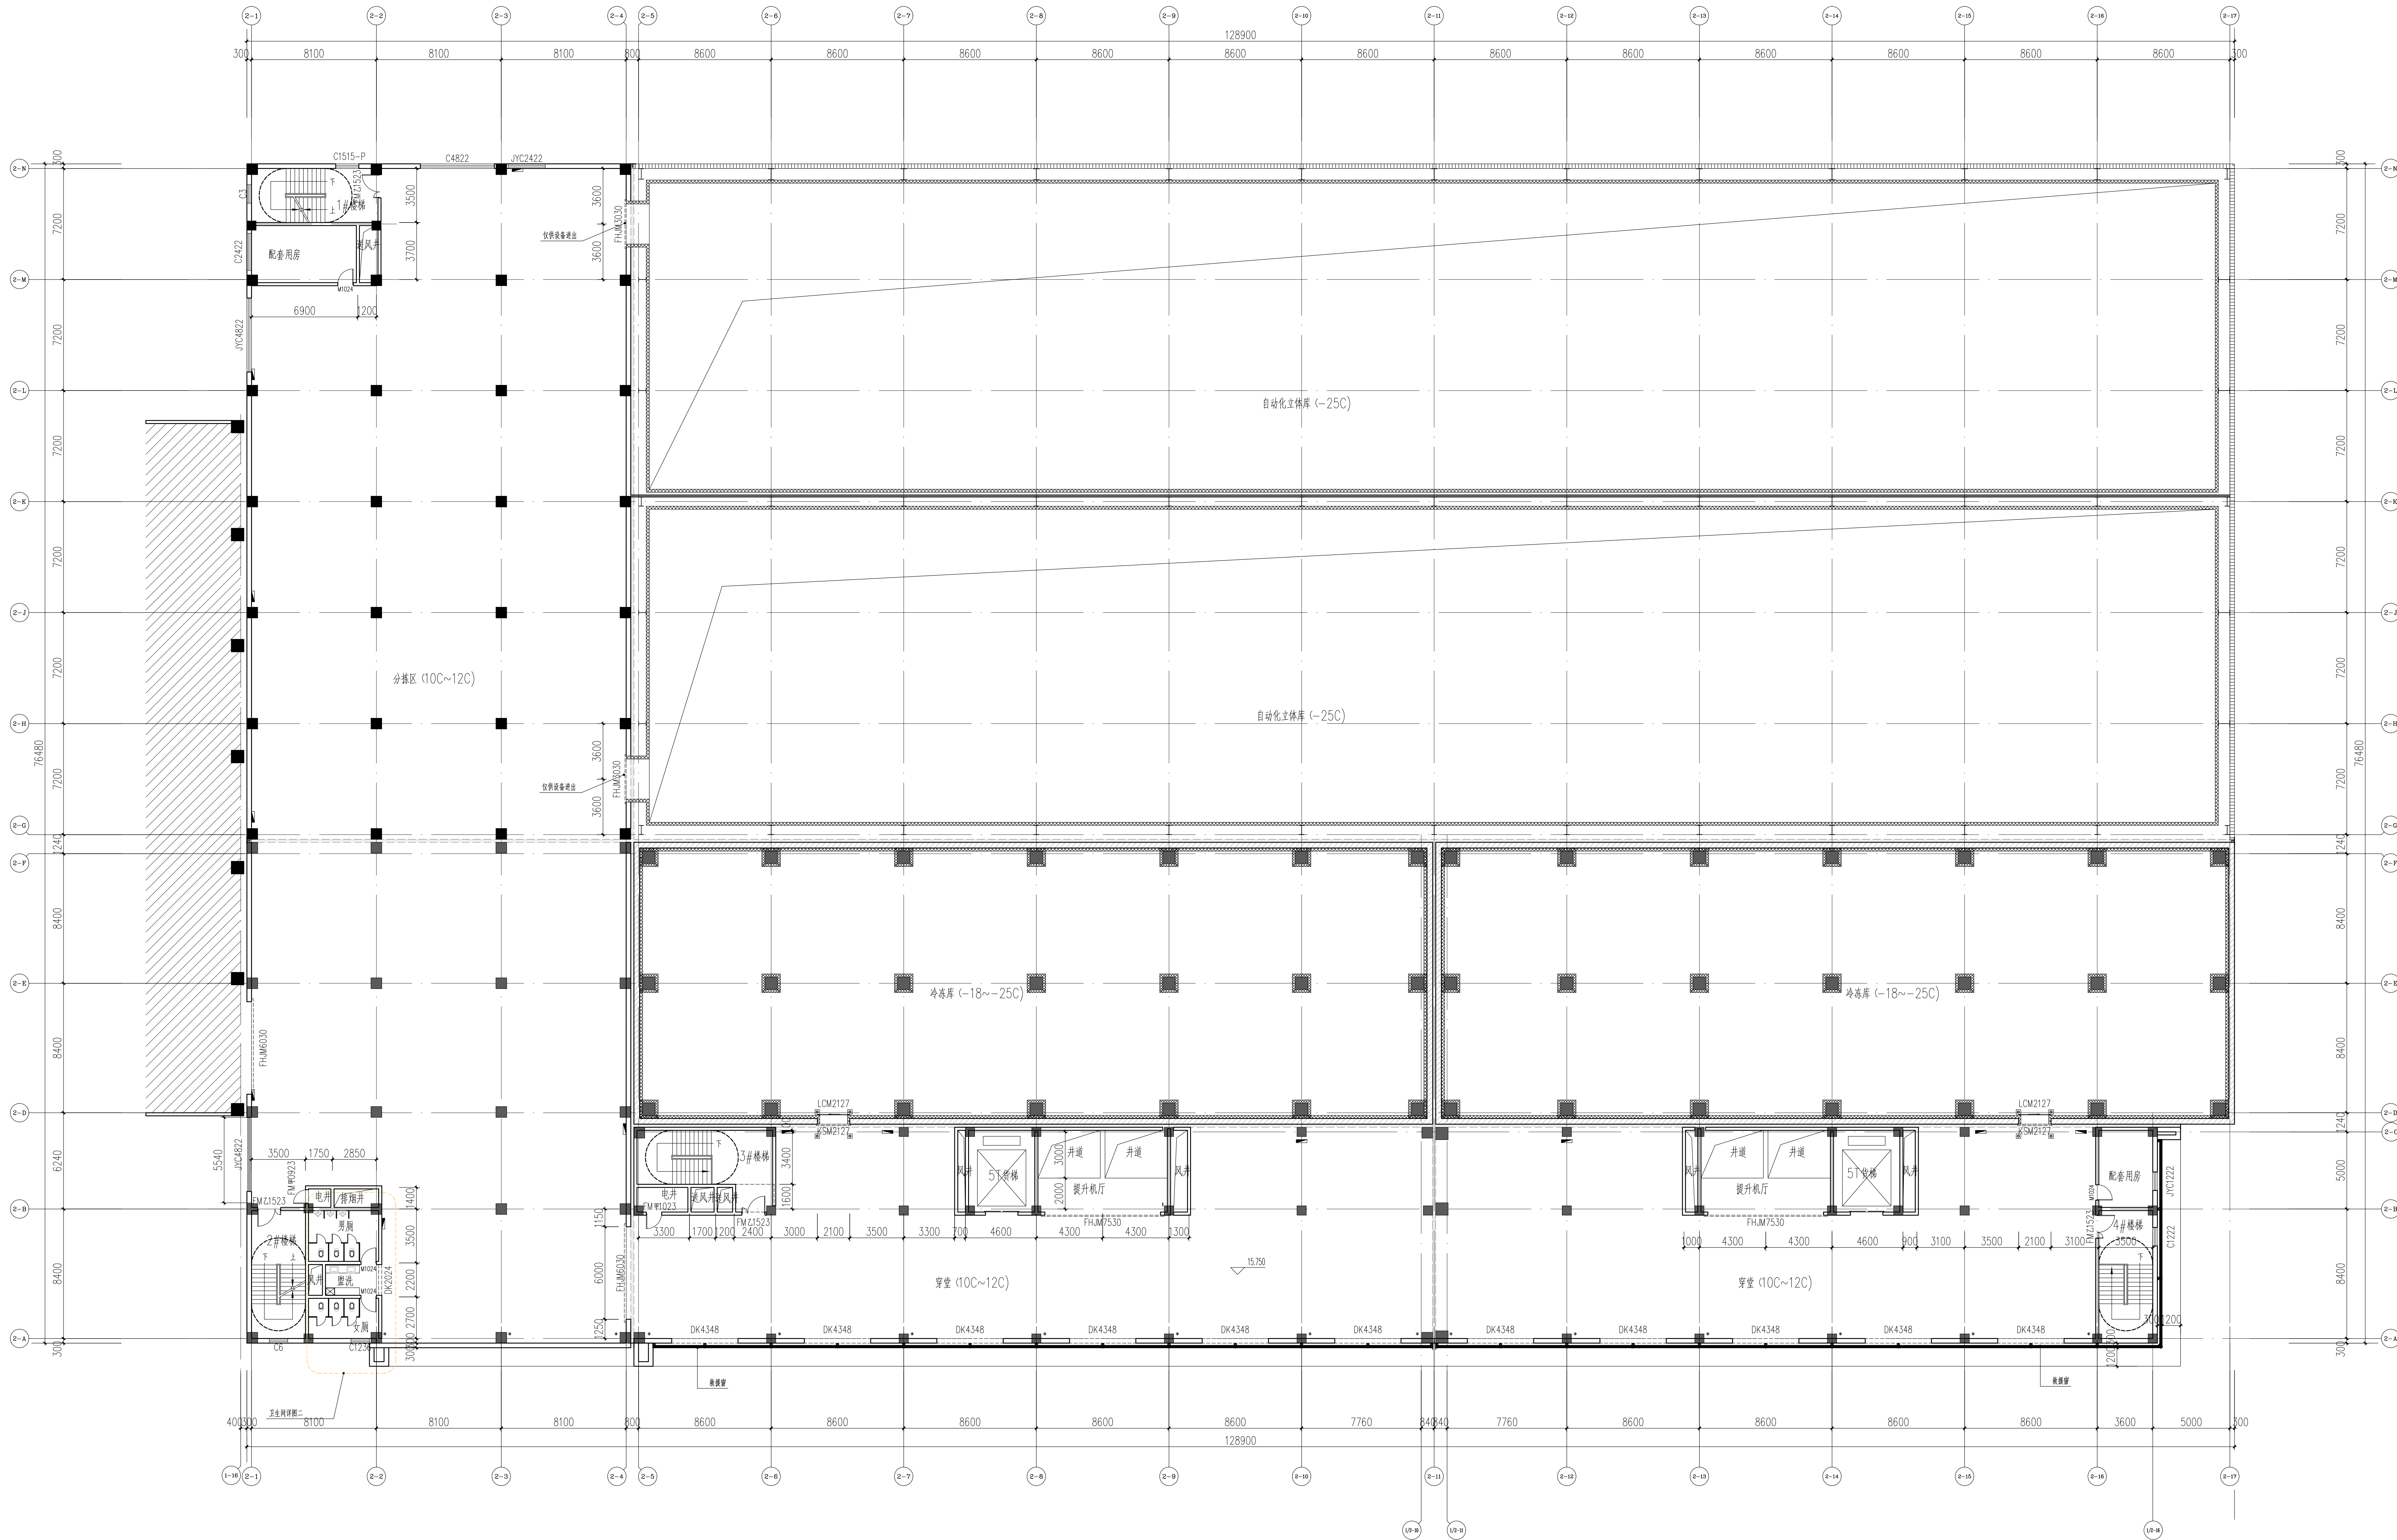

三层平面图 1:150

|                                 |     |               |
|---------------------------------|-----|---------------|
| 建设单位: CLIENT                    |     | 汕头市冷冻厂        |
| 项目名称: PROJECT NAME              |     | 汕头市智慧冷链物流商贸中心 |
| 子项目名称: SUB-PROJECT NAME         |     | 冷库            |
| 图名: DRAWING TITLE               |     | 三层平面图         |
| 项目负责人                           | 张子辉 | 张子辉           |
| 审批人                             | 张子辉 | 张子辉           |
| 专业负责人                           | 张子辉 | 张子辉           |
| 审核人                             | 张子辉 | 张子辉           |
| 校对                              | 张子辉 | 张子辉           |
| 设计人                             | 张子辉 | 张子辉           |
| 设计人: DESIGNER                   |     | 张子辉           |
| 设计人: SEAL OF CERTIFIED DESIGNER |     | 张子辉           |
| 中华人民共和国一级注册建筑师                  |     | 张子辉           |
| 姓名: 张子辉                         |     | 张子辉           |
| 注册号: 11004357-003               |     | 张子辉           |
| 有效期: 至2024年6月                   |     | 张子辉           |

|                            |      |              |
|----------------------------|------|--------------|
| 出图章: SEAL OF DRAWING ISSUE |      | 工程设计出图专用章    |
| 中机十院国际工程有限公司               |      | 中机十院国际工程有限公司 |
| 证书编号                       | 证书分类 | 资质证书         |
| A11004357                  | 工程设计 | 甲级           |
| A211004354                 | 工程设计 | 乙级           |
| (新)城规(2021)                | 城乡规划 | 乙级           |

| 专业   |        | 审核      |
|------|--------|---------|
| 设计阶段 | 方案     | 2022.10 |
| 比例   | 1:150  | 1       |
| 版数   | 第1版    | 1       |
| 总页数  | 1      | 1       |
| 图号   | 方案-104 |         |



