


建筑	电气
结构	空调设备
给排水	

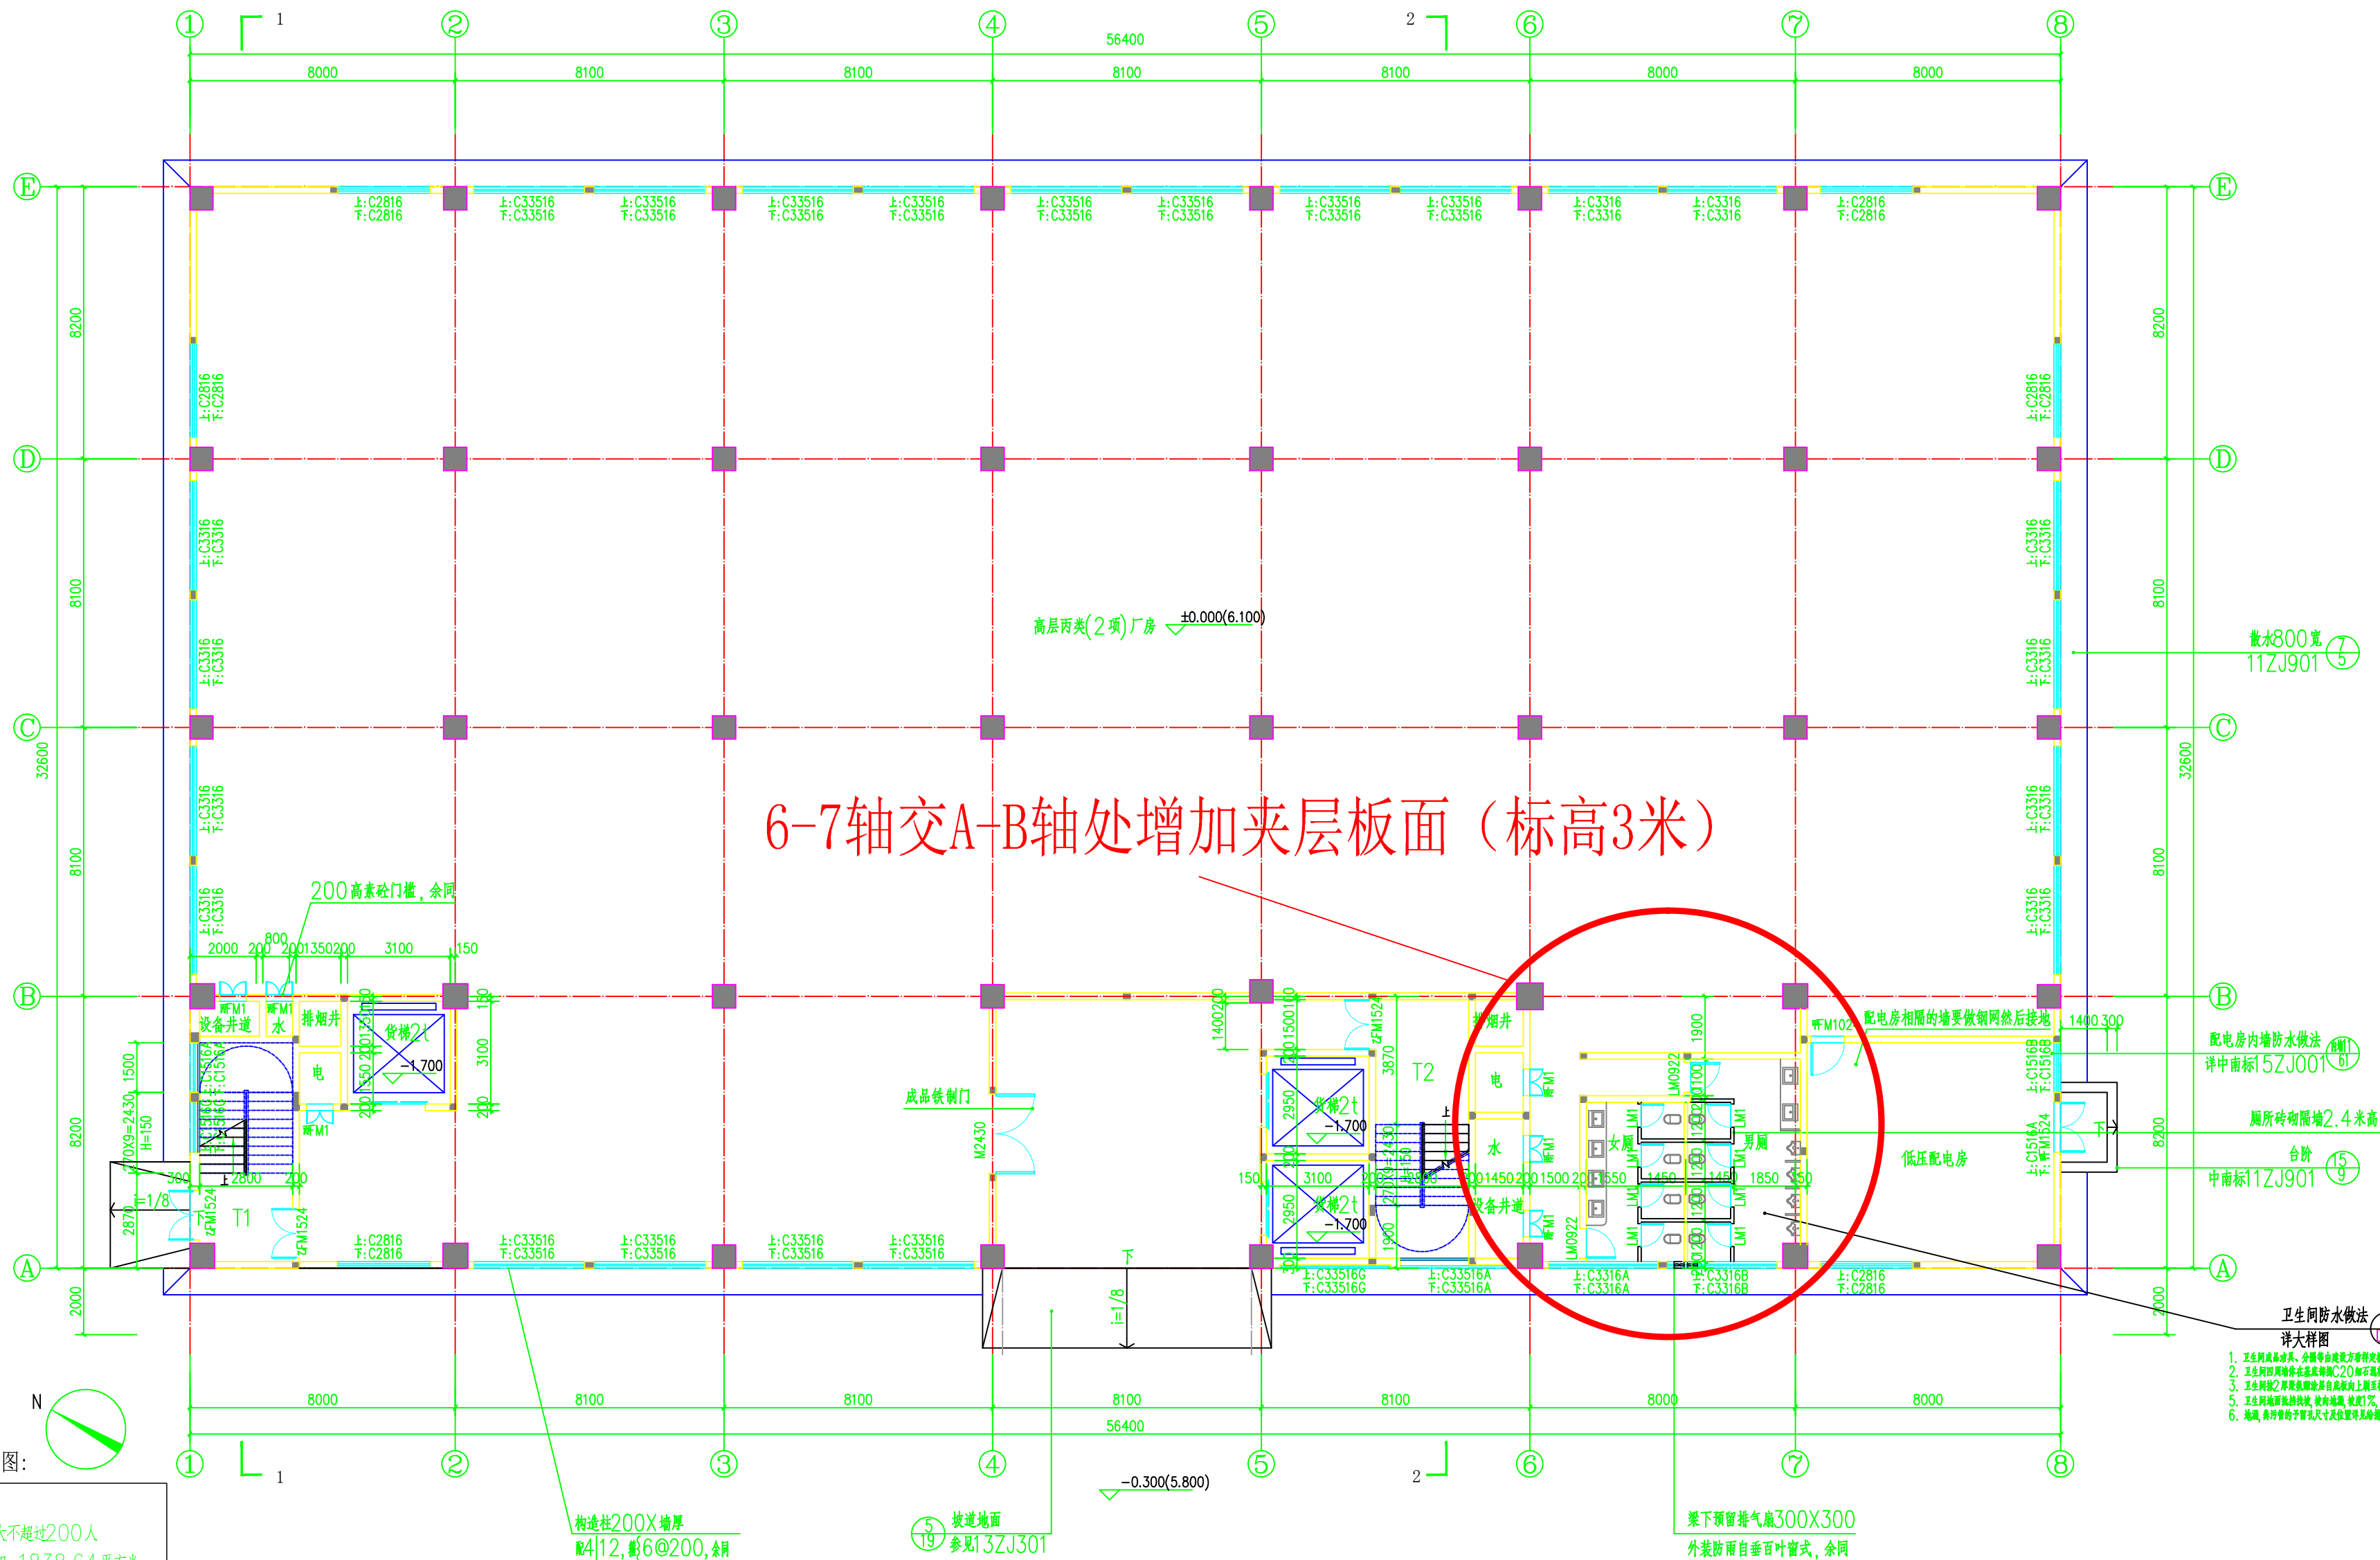

防火分区示意图:

容纳人数最大不超过200人
防火分区面积: 1838.64平方米



防火分区示意图说明: 本层为一个防火分区, 容纳人数最大不超过200人。

安全出口的净宽: $2.4 + 1.5 = 3.9\text{m}$, 可满足疏散要求。

防火分区的疏散宽度计算公式: 厂房内疏散楼梯、走道、门的各自总净宽度, 应根据疏散人数按每100人的最小疏散净宽度不小于1米计算确定, 容纳人数最大不超过200人, 疏散净宽不应小于2米。

说明:

- 如无注明, 门窗按居中或按120门垛设置;
- 疏散楼梯防滑选用中南标图集11ZJ40(19), 楼梯扶手、砖砌栏杆楼梯栏杆选用中南标11ZJ40(19);
- 护窗栏杆选用中南标图集11ZJ40(19);
- 屋面找坡2%, 其中结构找坡1%, 材料找坡1%; 排水天沟材料找坡1%;
- 卫生间排气孔、空调架预留孔安装PVC管。
- 电梯层门耐火极限不低于1h。

厂房首层平面 1:100

注册师执业章:

出图章:

汕头市升平建筑设计院有限公司				《工程设计证书》编号: A144014425		施工图审批号	
审定	黄上进	校对	刘留敏	证书级别	甲级	业务号	2021-0088
审核	郑少雄	设计	赖宏华	项目名称	汕头市聚福元投资有限公司	设计阶段	建设
项目负责人	赖宏华	设计		图纸	智能化电子元器件开发生产项目	图号	J-B-01
专业负责人	赖宏华	设计		内容	厂房首层平面	日期	2022.12